



ZABEZPIECZENIE ISTN. KABLI ENERGETYCZNYCH I TELETECHNICZNYCH
ORAZ PRZEWODÓW GAZOWYCH, WODOCIĄGOWYCH I KANALIZACYJNYCH
NA CZAS BUDOWY RUROCIĄGU


PRZEKRÓJ PODŁUŻNY SKALA 1:25

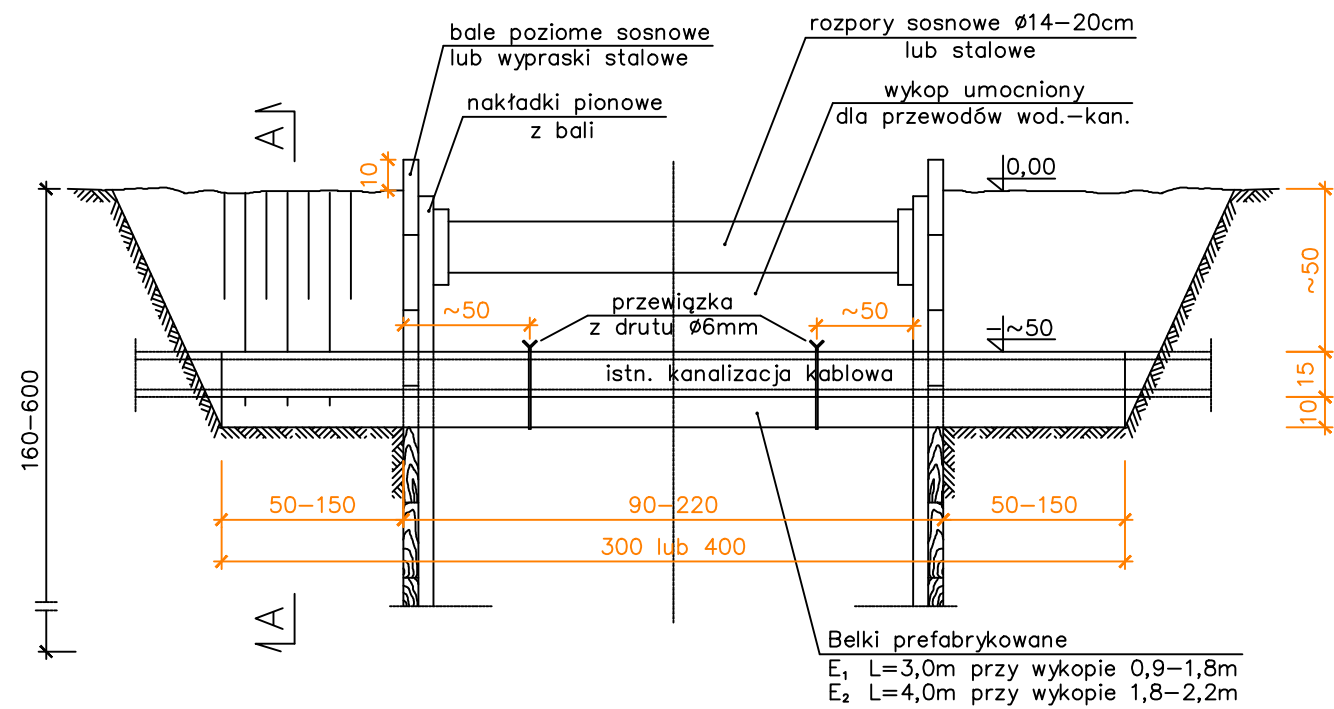

PRZEKRÓJ A-A SKALA 1:25

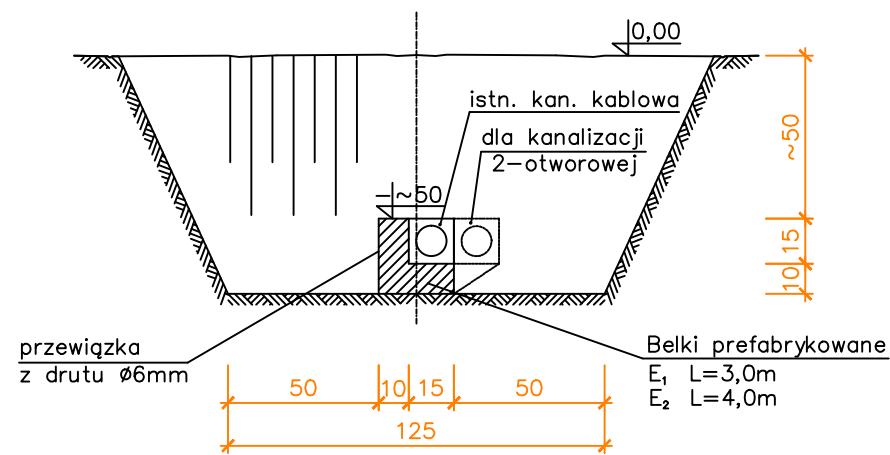

UWAGA: wymiary bez miana podano w centymetrach

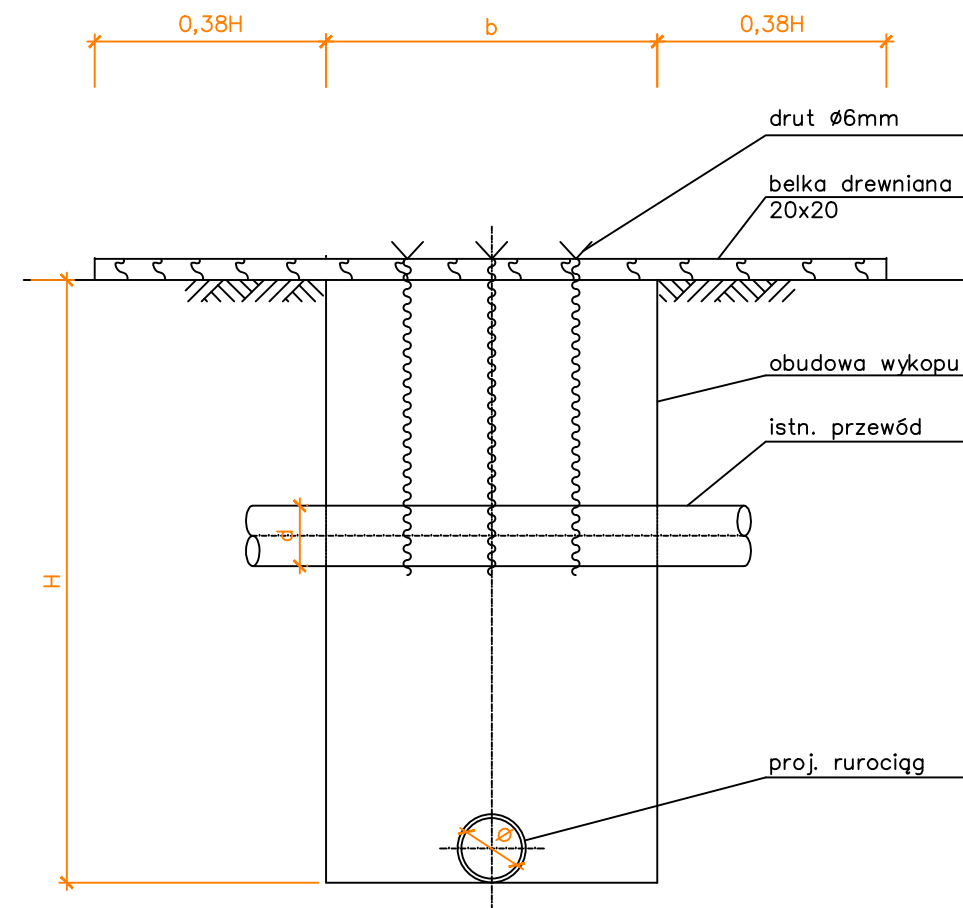

BIO-INŻ Sp. z o.o. ZAPOLICE ul. Dojazdowa 2	NAZWA INWESTYCJI:		OCZYSZCZALNIA ŚCIEKÓW DLA DOMU OPIEKI SPOŁECZNEJ W SZCZURKOWIE			
	ADRES INWESTYCJI:		DPS SZCZURKOWO SZCZURKOWO 25 11-210 SĘPOL			
	FAZA:		PROJEKT BUDOWLANO-WYKONAWCZY		BRANŻA:	SANITARNA
	TREŚĆ RYSUNKU:		ZABEZPIECZENIE UZBROJENIA PODZIEMNEGO NA CZAS BUDOWY			
	DATA OPRACOWANIA:		15.01.2016	SKALA: schemat	NR RYSUNKU:	10
ZESPÓŁ AUTORSKI:		IMIĘ I NAZWISKO			NR UPRAWNIENI	PODPIS
PROJEKTOWAŁ:		mgr inż. DARIUSZ OLCZYK			spec. sanitarna ŁOD/0176/POOS/04	
SPRAWDZIŁ:						
PRAWA AUTORSKIE ZASTRZEŻONE			Dokonywanie zmian, poprawek, skreśleń itp. oraz kopiowanie i rozpowszechnianie bez zgody jednostki autorskiej jest niedozwolone			