


BUDYNEK A

BUDYNEK B

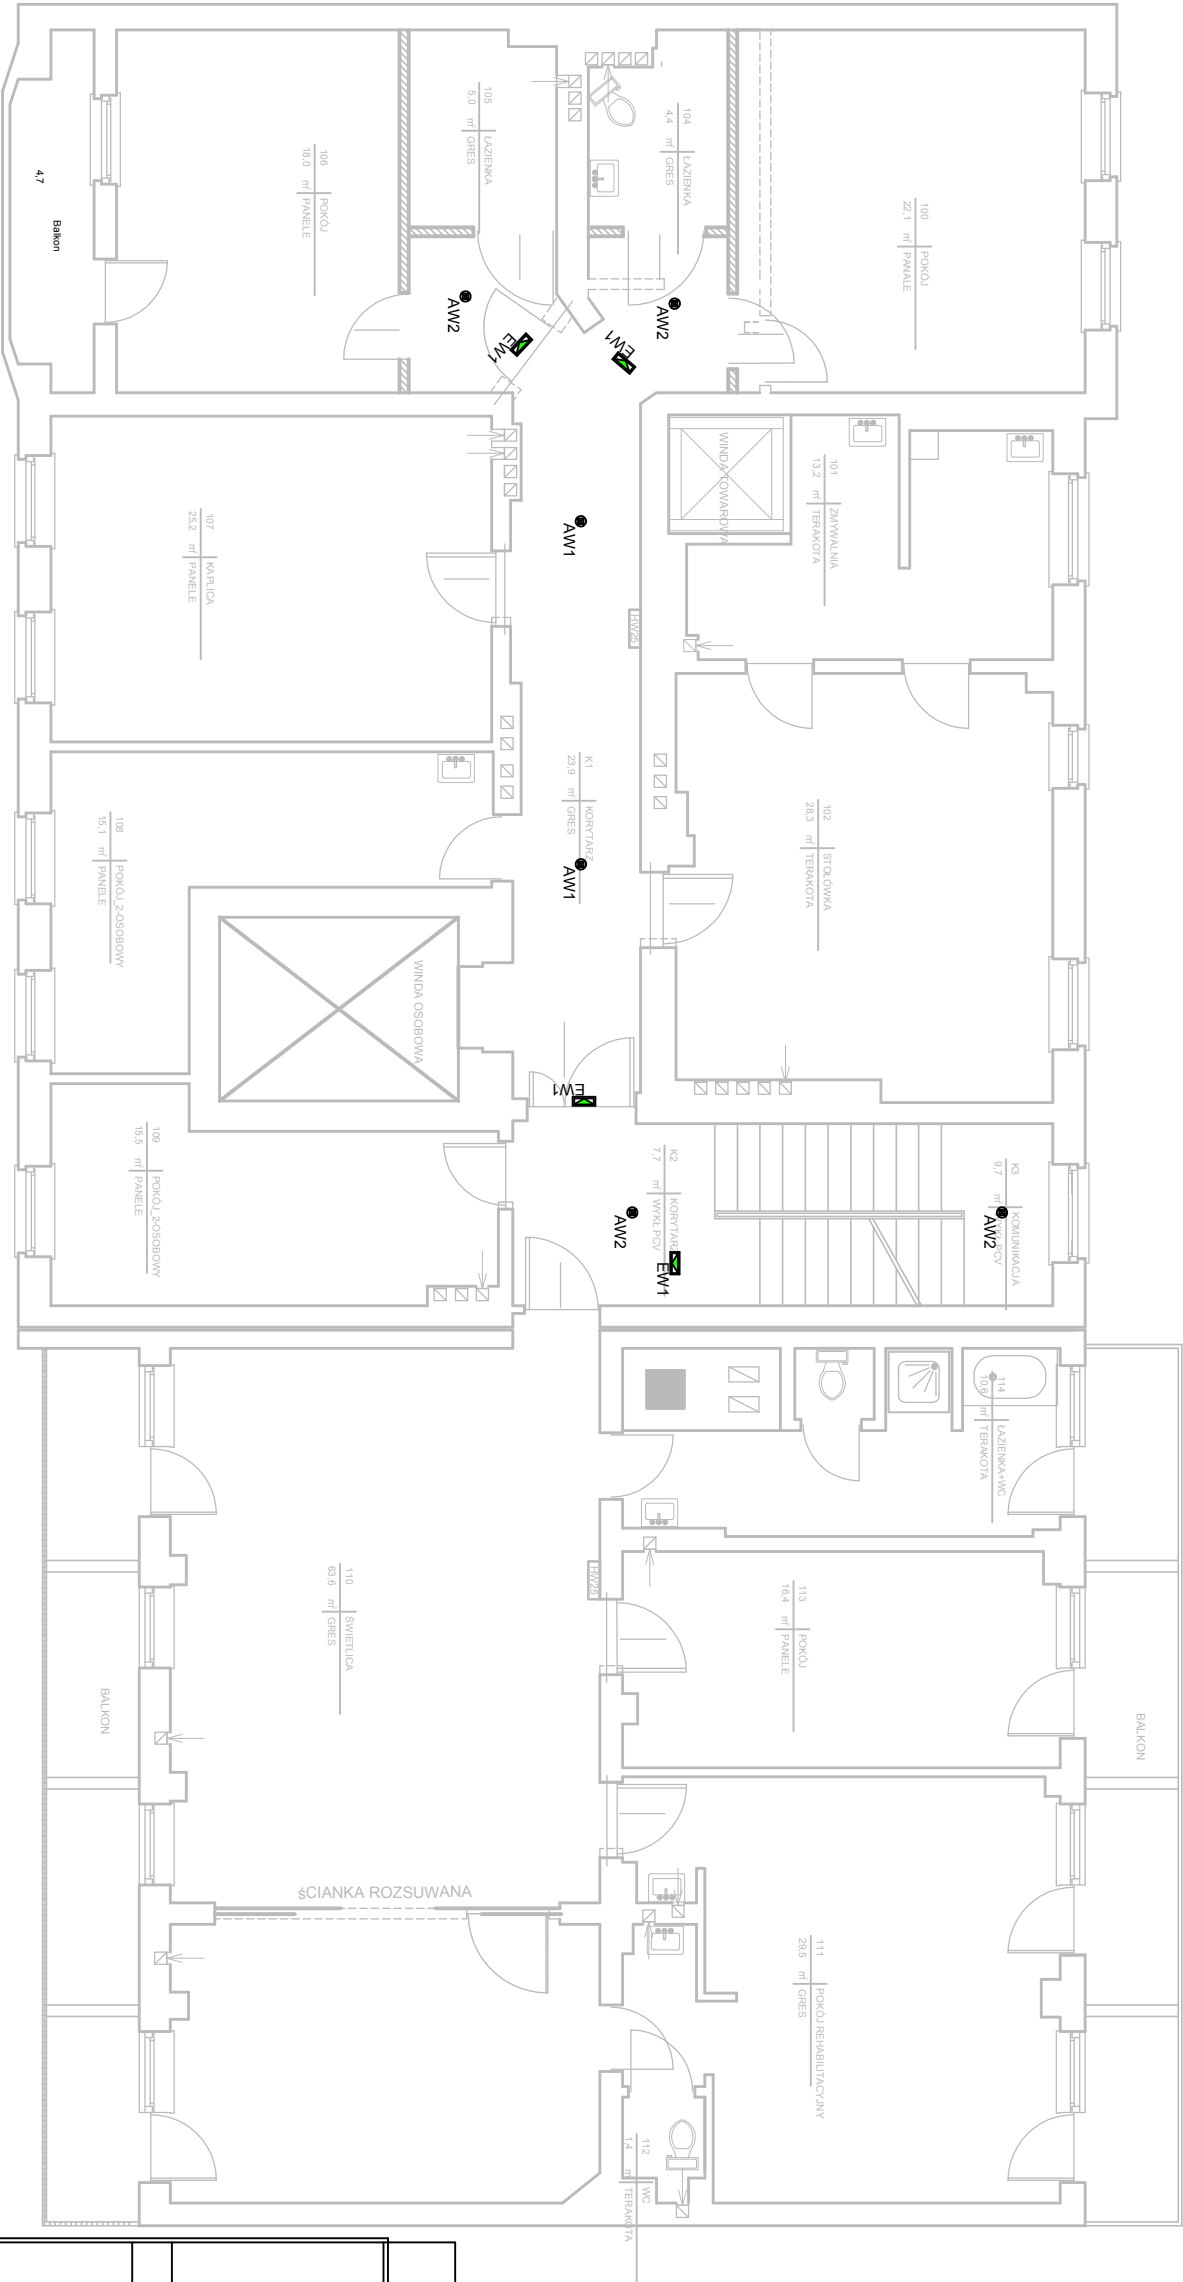

LEGENDA:

EW1
Oprawa kierunkowa jednostronna w technologii LED, źródło światła - trójpołowe diody LED, obudowa wykonana z poliwęglanu, piktogram nadrukowywany, pobór prądu przy pracy baterijnej nie większy jak 11mA, zakres temperatury pracy nie mniejszy jak -20°C do +40°C, widoczność znaku 30m

AW1
Oprawa w technologii LED, IP41, rozsył asymetryczny, strumień świetlny przy pracy nie mniejszy jak 250lm, pobór prądu przy pracy baterijnej nie większy jak 20mA, zakres temperatury pracy nie mniejszy jak -20°C do +40°C, montaż podtynkowy, źródło światła HighPower LEDs 1x2W

AW2
Oprawa w technologii LED, IP41, rozsył symetryczny, strumień świetlny przy pracy nie mniejszy jak 250lm, pobór prądu przy pracy baterijnej nie większy jak 20mA, zakres temperatury pracy nie mniejszy jak -20°C do +40°C, montaż podtynkowy, źródło światła HighPower LEDs 1x2W

Ø25
HYDRAŃT WEWNĘTRZNY Ø25
Z WĘZŁEM POLSZTYWNYM

ISTNIEJĄCE ŚCIANY DO WYBURZENIA

ISTNIEJĄCE ŚCIANY BEZ ZMIAN

PROJEKTOWANE ŚCIANY I ZAMUROWANIA

Rys. Nr 3 06-2017

Plan instalacji oświetlenia ewakuacyjnego I PIĘTRO

skala 1:100

INSTALACJE ELEKTRYCZNE

PROJEKT ZAPENNIENIA OCHRONY PRZECIWPÓŻAROWEJ W DOMU POMOCY SPOŁECZNEJ W BARTOSZCZACH
Inwestor: Dom Pomocy Społecznej w Bartoszczach
ul. Boh. Monte Cassino 4, 11-200 Bartoszcze

BIURO INŻYNIERSKIE ANNA GONTARZ-BAGIŃSKA
80-299 Nowy Świat, ul. Nad Jeziorem 13

projektował: opracował:

mgr inż. Bartłomiej Zosiuk
POM/0149/P00E/06 Mariusz Teclaw