


BUDYNEK A

BUDYNEK B

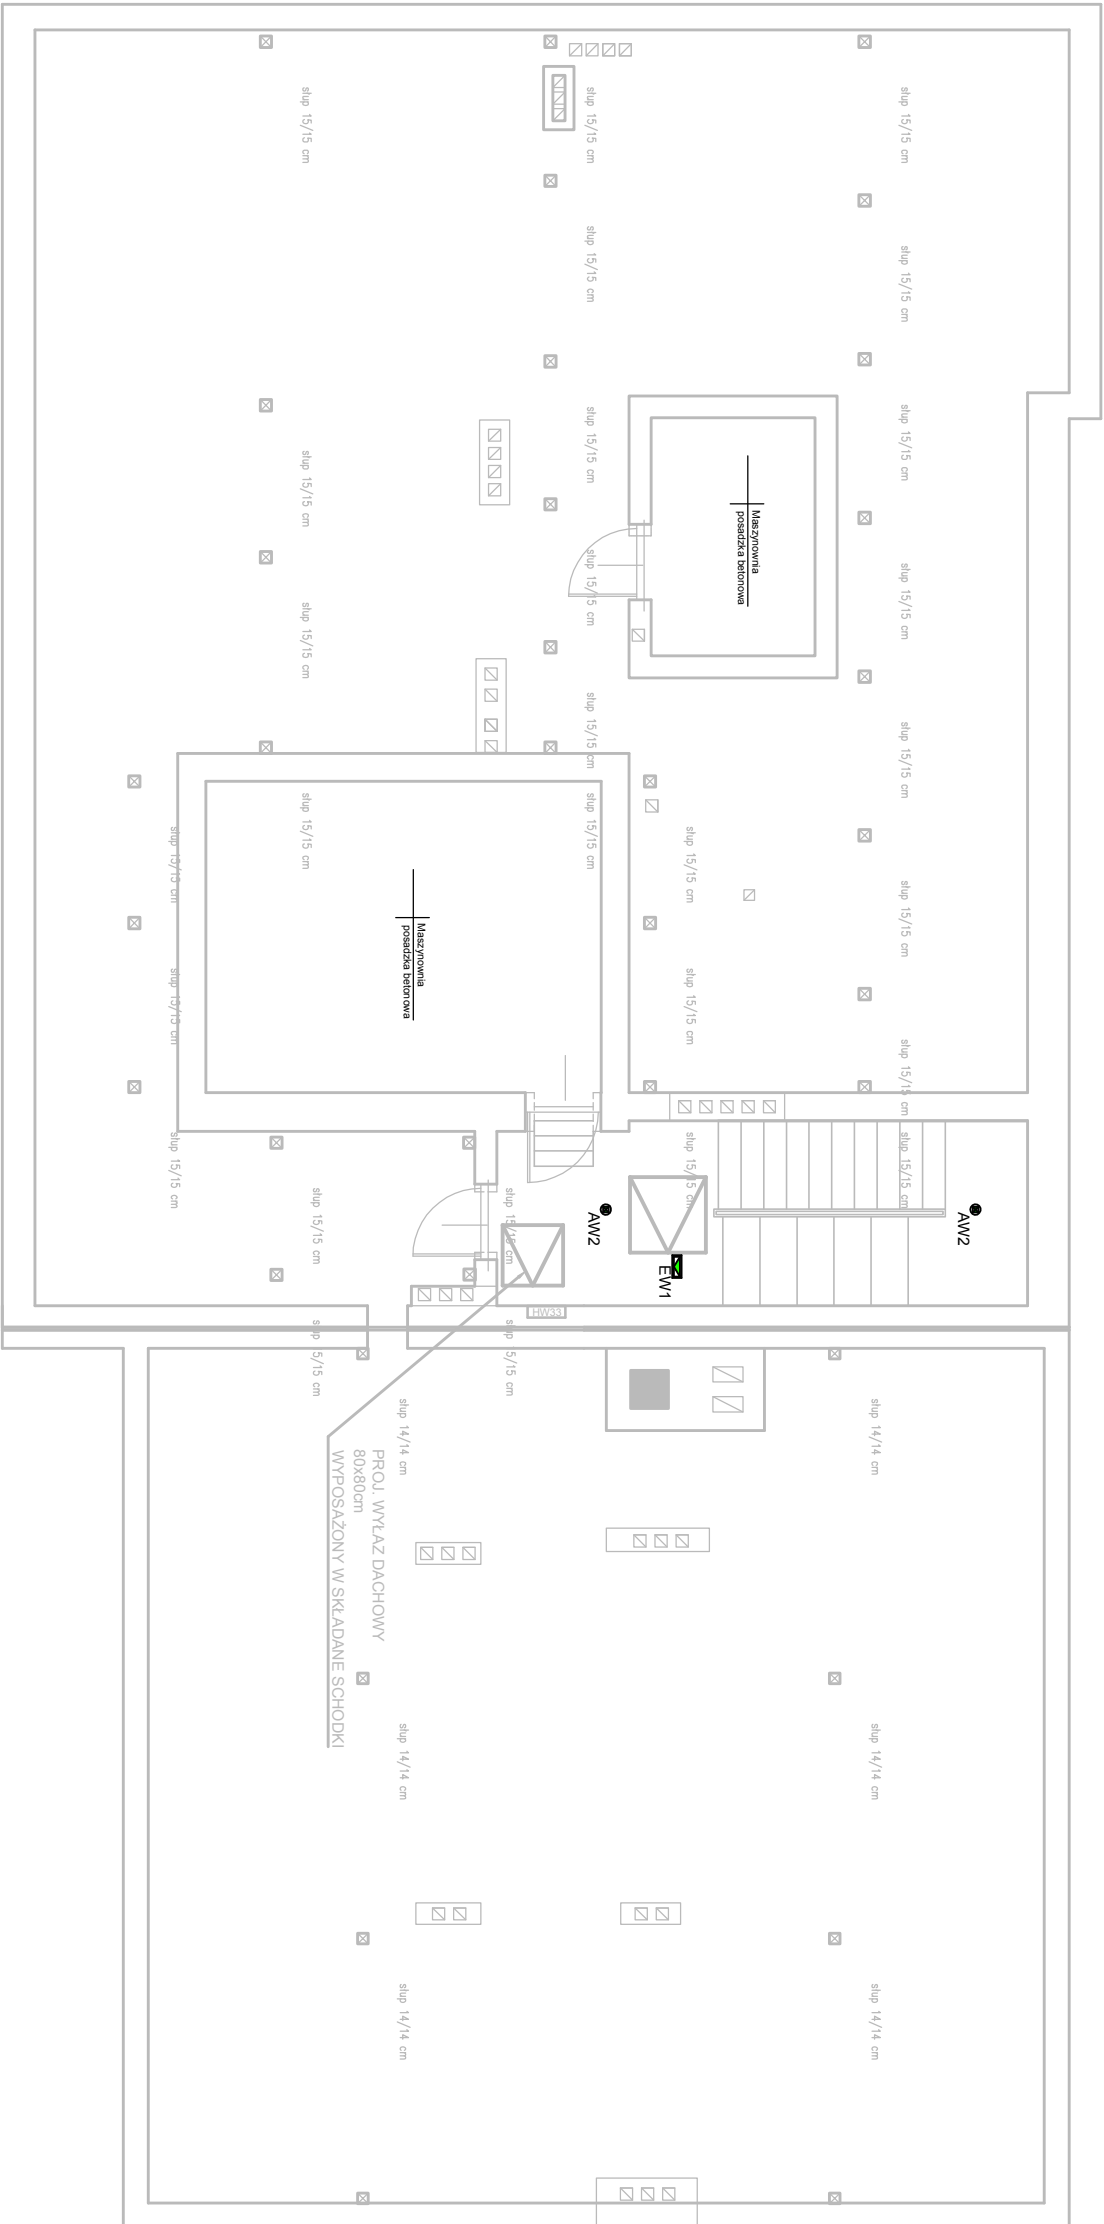

LEGENDA:

 **AW1** Oprawa kierunkowa jednostronna w technologii LED, źródło światła - trojpołowe diody LED, obudowa wykonana z poliwęglanu, piktogram nadrukowywany, pobór prądu przy pracy baterijnej nie większy jak 1mA, zakres temperatury pracy nie mniejszy jak -20°C do +40°C, widoczność znaku 30m

 **AW1** Oprawa w technologii LED, IP41, rozsył asymetryczny, strumień świetlny oprawy nie mniejszy jak 250lm, pobór prądu przy pracy baterijnej nie większy jak 20mA, zakres temperatury pracy nie mniejszy jak -20°C do +40°C, montaż podtynkowy, źródło światła HighPower LEDs 1x2W

 **AW2** Oprawa w technologii LED, IP41, rozsył symetryczny, strumień świetlny oprawy nie mniejszy jak 250lm, pobór prądu przy pracy baterijnej nie większy jak 20mA, zakres temperatury pracy nie mniejszy jak -20°C do +40°C, montaż podtynkowy, źródło światła HighPower LEDs 1x2W

 **EW1** HYDRANT WEWNĘTRZNY Ø33 Z WĘZEM POLSZTYWNYM

 **EW2** ISTNIEJĄCE ŚCIANY DO WYBURZENIA

 **EW3** ISTNIEJĄCE ŚCIANY BEZ ZMIAN

slup 14/14 cm

Rys. Nr	6	06–2017
Plan instalacji oświetlenia ewakuacyjnego PODDASZE		
skala 1:100		
INSTALACJE ELEKTRYCZNE		
PROJEKT ZAPENNIENIA OCHRONY PRZECIWPÓŻAROWEJ W DOMU POMOCY SPOŁECZNEJ W BARTOSZCACH Inwestor: Dom Pomocy Społecznej w Bartoszych ul. Boh. Monte Cassino 4, 11–200 Bartoszyce		
BIURO INŻYNIERSKIE ANNA GONTARZ–BAGIŃSKA 80–299 Nowy Świat, ul. Nad Jeziorem 13		
projektował:	opracował:	
mgr inż. Bartłomiej Zosiuk POM/0148/P00E/06	Mariusz Tectaw	