


BUDYNEK A

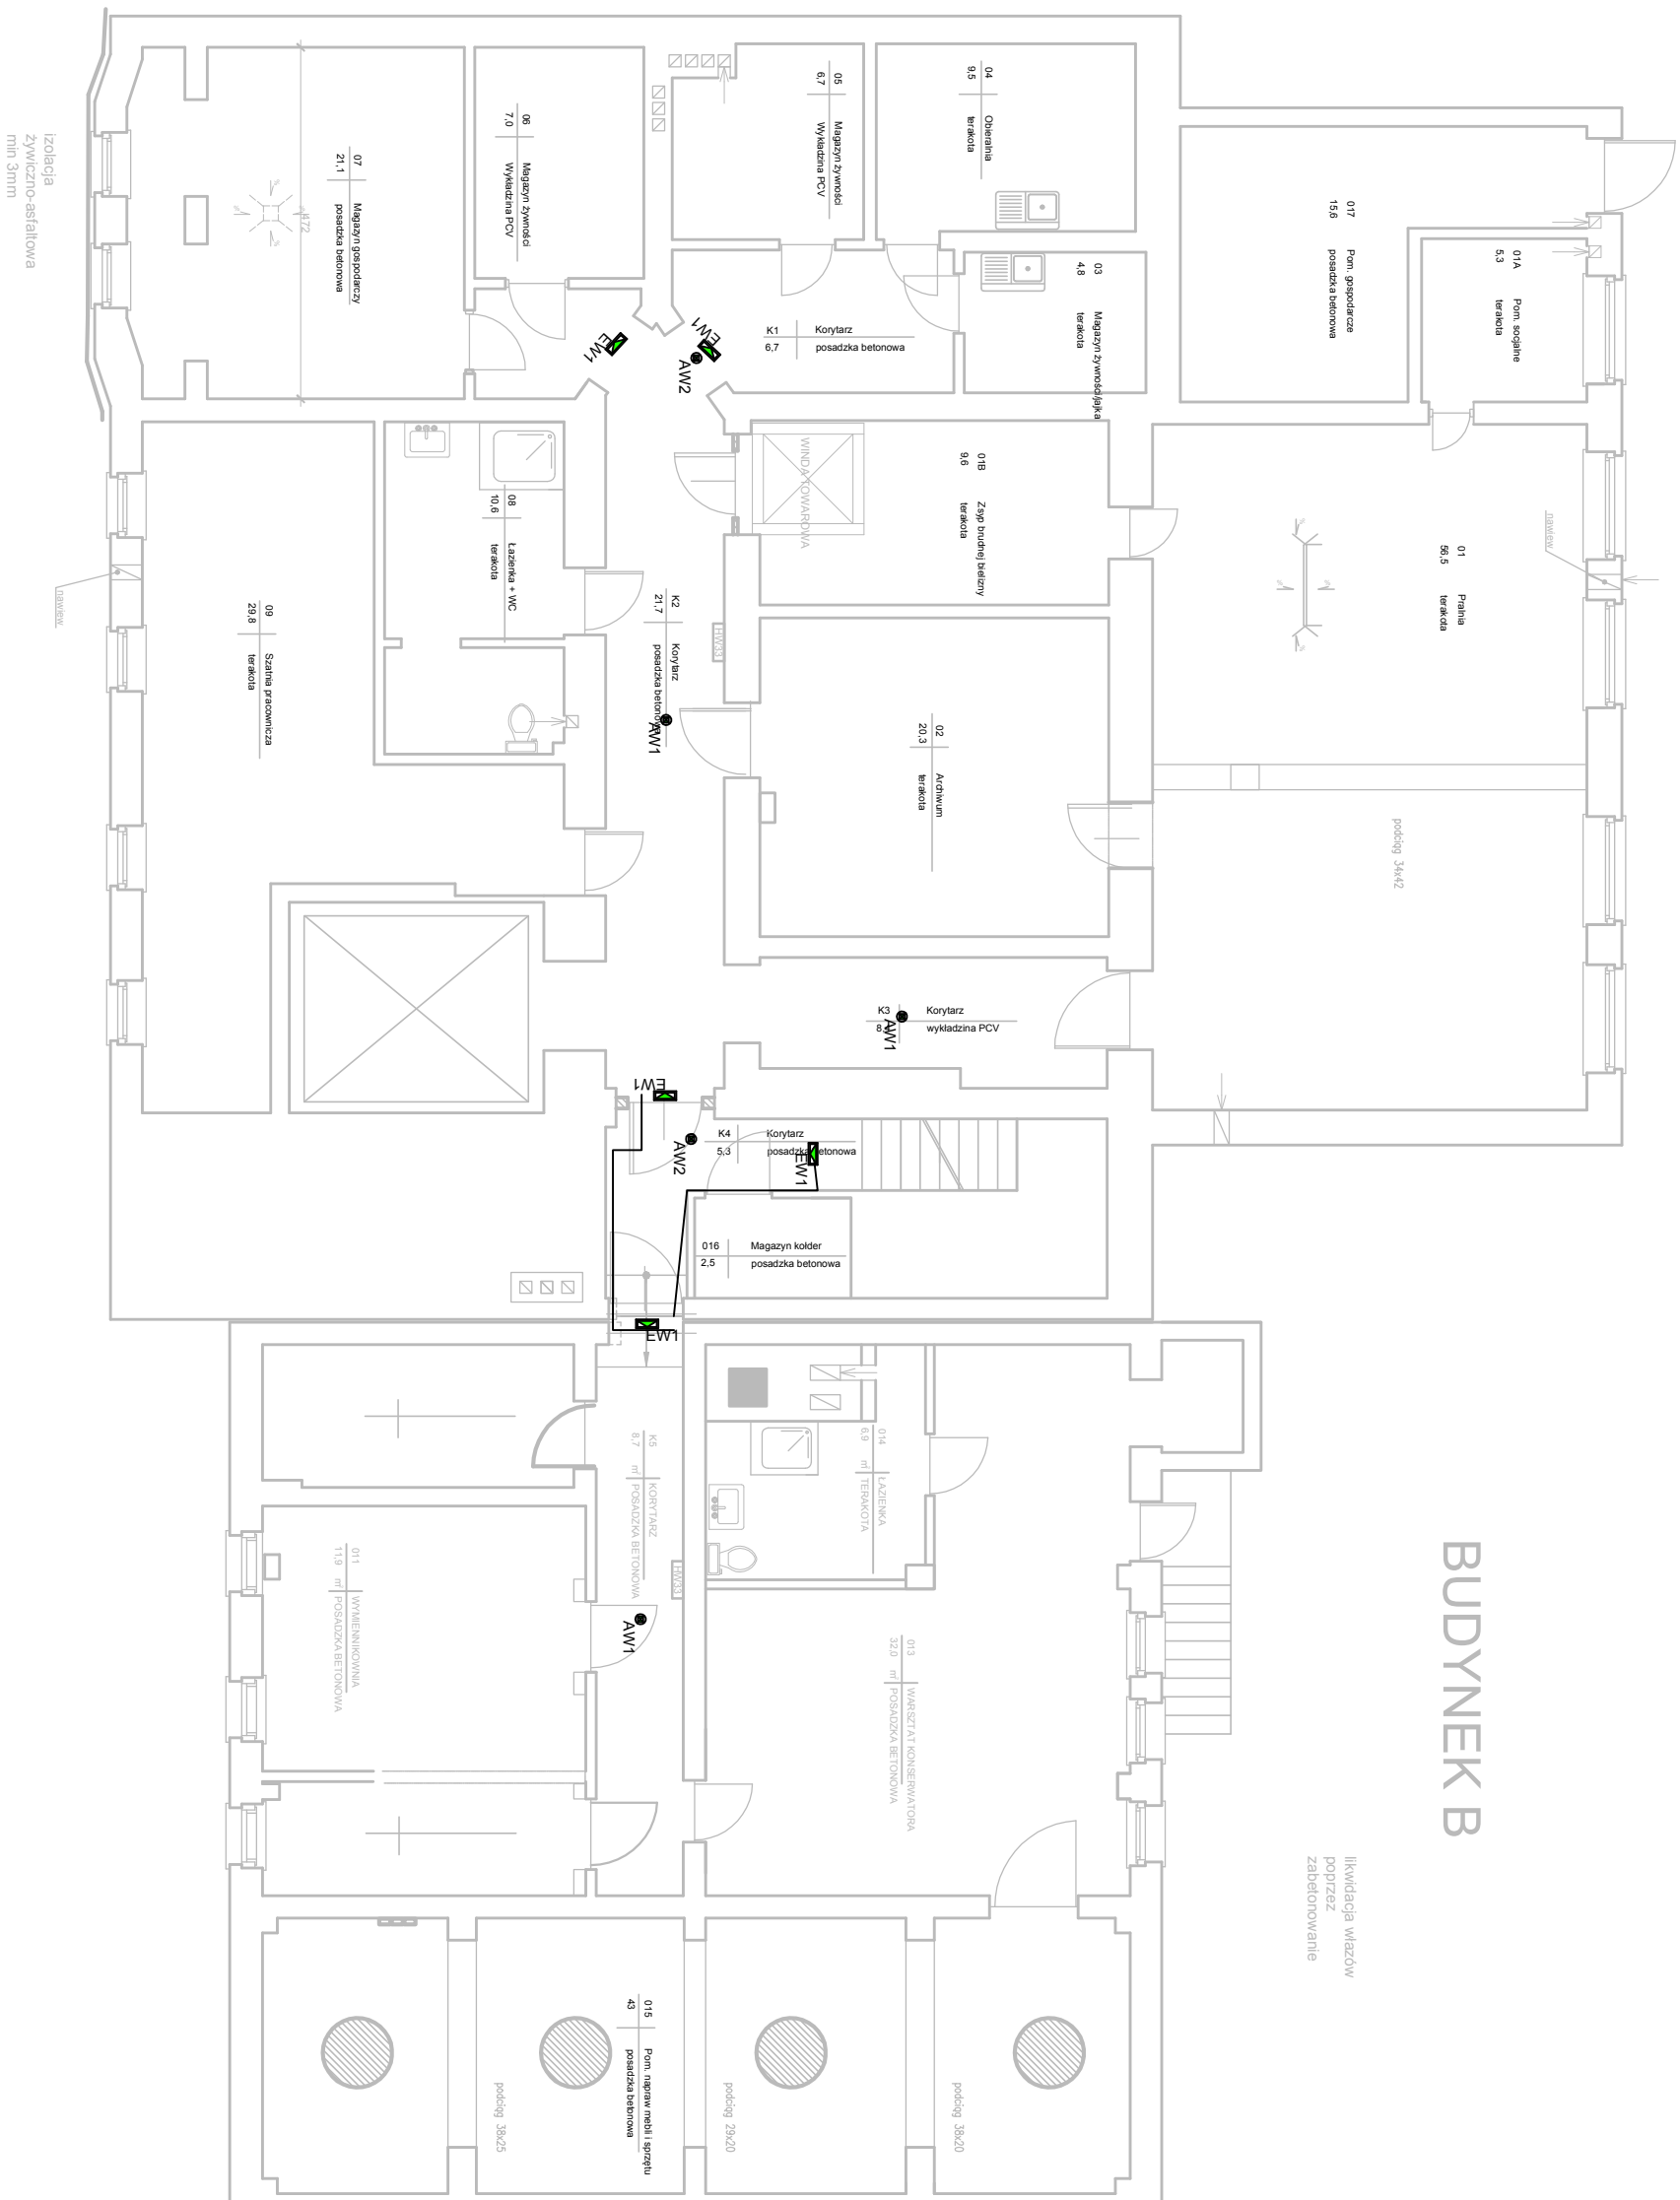

BUDYNEK B

likwidacja włazów
poprzez
zabetonowanie

AW2

Oprawa w technologii LED, IP41, rozsył symetryczny, strumień świetlny oprawy nie mniejszy jak 250lm, pobór prądu przy pracy batterynej nie większy jak 20mA, zakres temperatury pracy nie mniejszy jak -20°C do +40°C, montaż podtynkowy, źródło światła HighPower LEDs 1x2W

AW1

Oprawa w technologii LED, IP41, rozsy asymetryczny, strumień świetlny oprawy nie mniejszy jak 250lm, pobór prądu przy pracy baterijnej nie większy jak 20mA, zakres temperaturowy pracy nie mniejszy jak -20°C do +40°C, montaż podtynkowy, źródło światła HighPower LEDs 1x2W

EW1

Oprawa kierunkowa, jednostonna w technologii LED, źródło światła - typowe diody LED, obudowa wykonana z poliwęglanu, plastikam nadrukowywany, pobór prądu przy pracy baterijnej nie większy jak 11mA, zakres temperaturowy pracy nie mniejszy jak -20°C do +40°C, widoczność znaku 30m

LEGENDA:

IHW33 HYDRANT WEWNĘTRZNY Ø33
Z WĘŻEM PÓŁSZTYWNYMI

ISTNIEJĄCE ŚCIANY DO WYBURZENIA

ISTNIEJĄCE ŚCIANY BEZ ZMIAN

PROJEKTOWANE ŚCIANY I ZAMUROWANIA

Rys. Nr	1	06-2017
---------	---	---------

Plan instalacji oświetlenia ewakuacyjnego

skala 1:100

INSTALACJE ELEKTRYCZNE

**PROJEKT ZAPEWNIENIA OCHRONY PRZECIWPÓŻAROWEJ
W DOMU POMOCY SPOŁECZNEJ W BARTOSZCZAKACH**
Inwestor: Dom Pomocy Społecznej w Bartoszczakach
ul. Boh. Monte Cassino 4, 11-200 Bartoszcze

BIURO INŻYNIERSKIE

ANNA GONTARZ-BAGIŃSKA

80-299 Nowy Świat, ul. Nad Jeziorem 13

projektował:	opracował:
--------------	------------

mgr inż

~~Bartłomiej Zosiuk~~

~~Bartłomiej Zosiuk~~

Mariusz Teclaw