


BUDYNEK A

BUDYNEK B

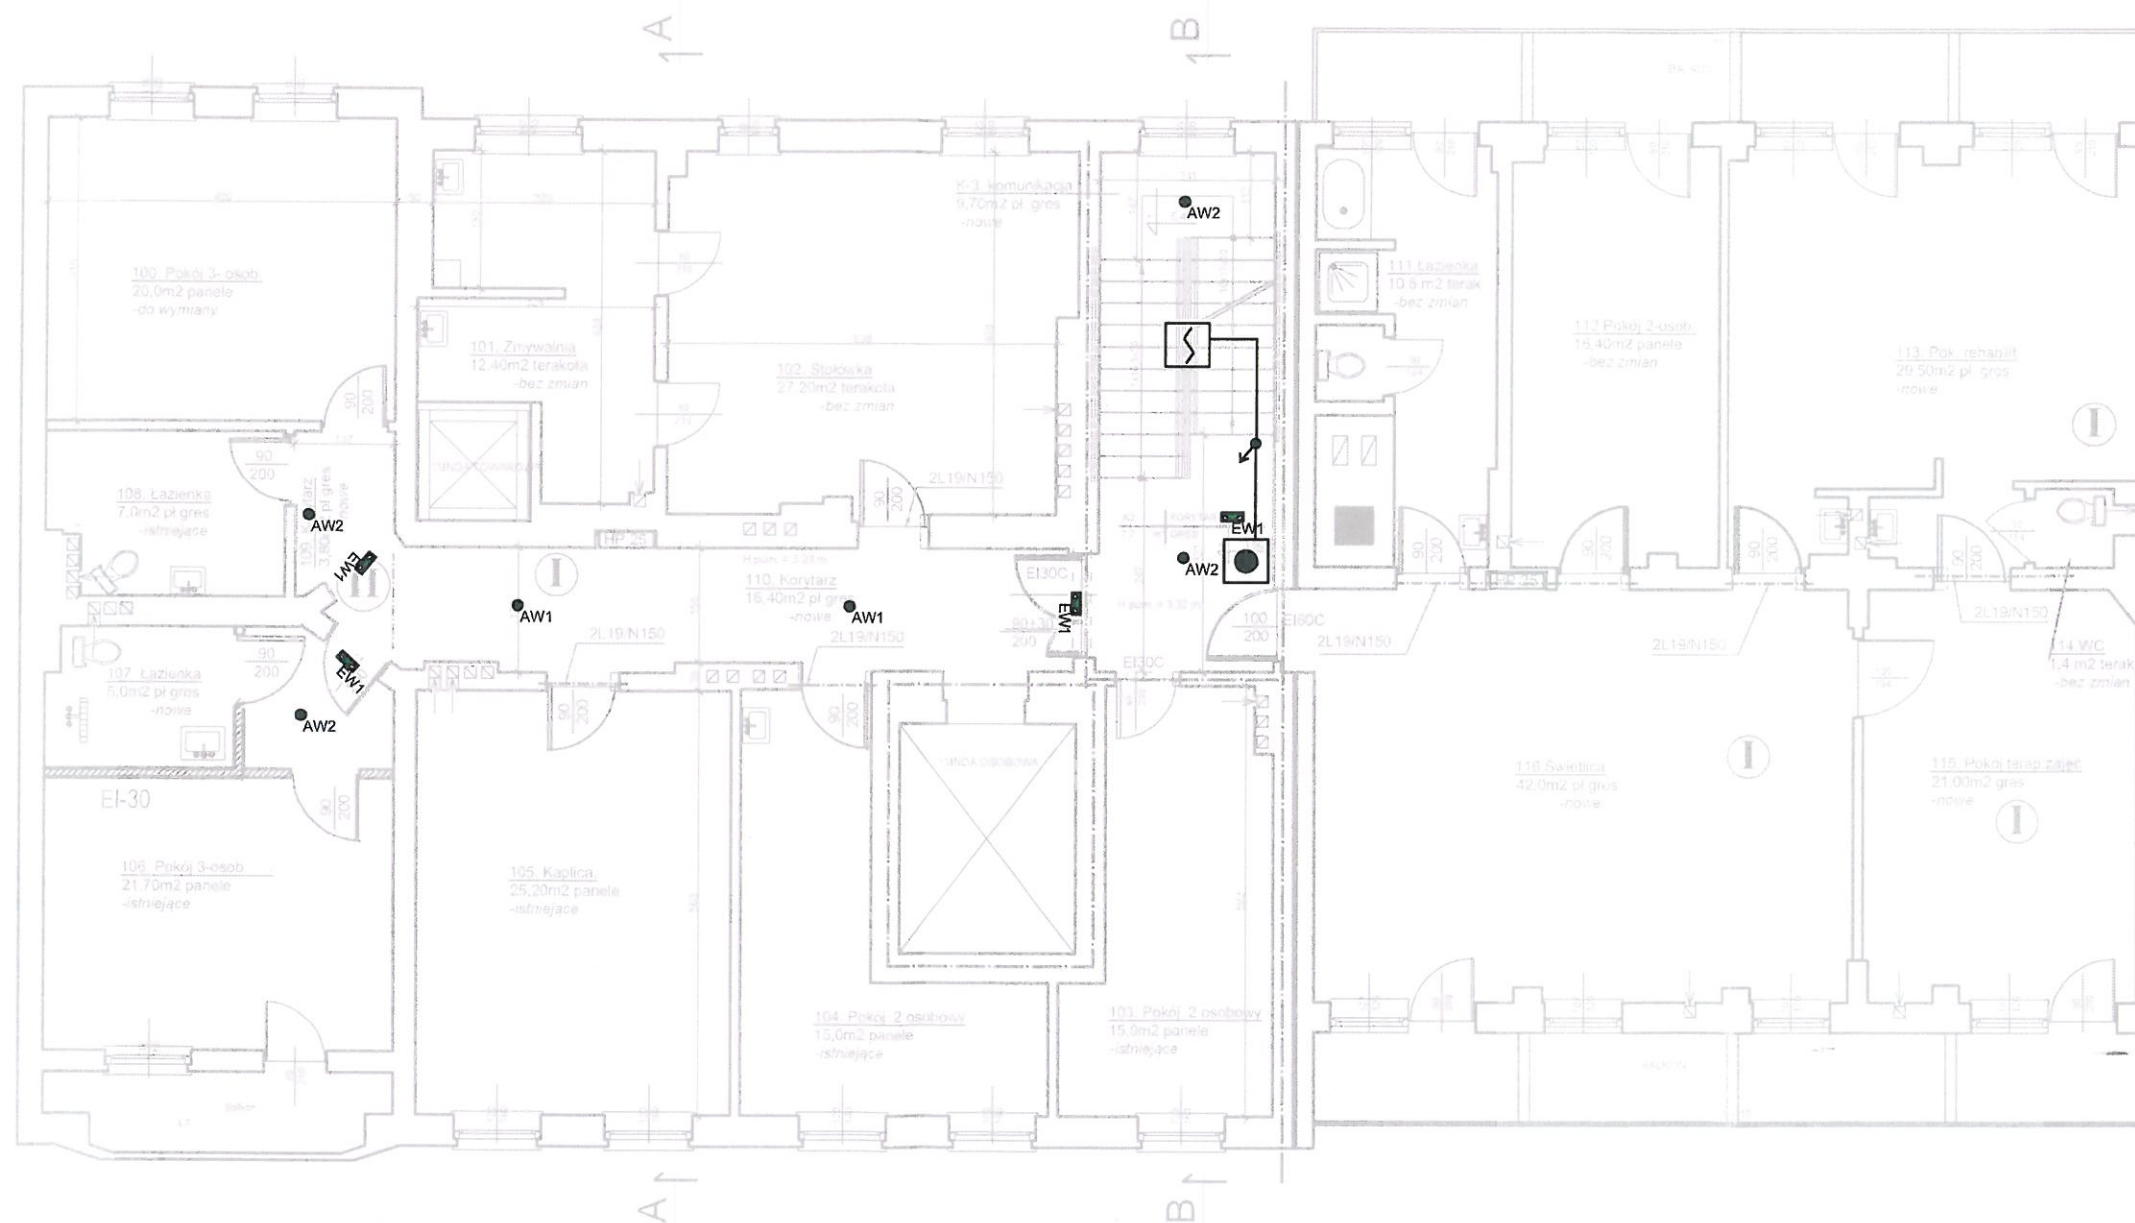

LEGENDA:

EW1 Oprawa kierunkowa jednostronna w technologii LED, źródło światła - trójpółowe diody LED, obudowa wykonana z poliwęglanu, piktogram nadrukowywany, pobór prądu przy pracy bateryjnej nie większy jak 11mA, zakres temperatury pracy nie mniejszy jak -20°C do +40°C, widoczność znaku 30m

AW1 Oprawa w technologii LED, IP41, rozsył asymetryczny, strumień świetlny oprawy nie mniejszy jak 250lm, pobór prądu przy pracy bateryjnej nie większy jak 20mA, zakres temperatury pracy nie mniejszy jak -20°C do +40°C, montaż podtynkowy, źródło światła HighPower LEDs 1x2W

AW2 Oprawa w technologii LED, IP41, rozsył symetryczny, strumień świetlny oprawy nie mniejszy jak 250lm, pobór prądu przy pracy bateryjnej nie większy jak 20mA, zakres temperatury pracy nie mniejszy jak -20°C do +40°C, montaż podtynkowy, źródło światła HighPower LEDs 1x2W

S Optyczna czujka dymu

R Ręczny przycisk oddymiania

Rys. Nr 03

06-2017

RZUT I PIĘTRA
skala 1:100

INSTALACJE ELEKTRYCZNE

Inwestor: Dom Pomocy Społecznej w Bartoszczach
ul. Boh. Monte Cassino 4, 11-200 Bartoszyce

BIURO INŻYNIERSKIE
ANNA GONTARZ-BAGIŃSKA
80-299 Nowy Świat, ul. Nad Jeziorem 13

projektował:

opracował:

mgr inż.

Bartłomiej Zosiak

POM/0149/PDOE/06