

BUDYNEK A

BUDYNEK B


LEGENDA:

EW1 Oprawa kierunkowa jednostronna w technologii LED, źródło światła - trójpole diody LED, obudowa wykonana z poliwęglanu, piktogram nadrukowywany, pobór prądu przy pracy bateryjnej nie większy jak 11mA, zakres temperatury pracy nie mniejszy jak -20°C do +40°C, widoczność znaku 30m

AW1 Oprawa w technologii LED, IP41, rozsył asymetryczny, strumień świetlny oprawy nie mniejszy jak 250lm, pobór prądu przy pracy bateryjnej nie większy jak 20mA, zakres temperatury pracy nie mniejszy jak -20°C do +40°C, montaż podtynkowy, źródło światła HighPower LEDs 1x2W

AW2 Oprawa w technologii LED, IP41, rozsył symetryczny, strumień świetlny oprawy nie mniejszy jak 250lm, pobór prądu przy pracy bateryjnej nie większy jak 20mA, zakres temperatury pracy nie mniejszy jak -20°C do +40°C, montaż podtynkowy, źródło światła HighPower LEDs 1x2W

Optyczna czujka dymu

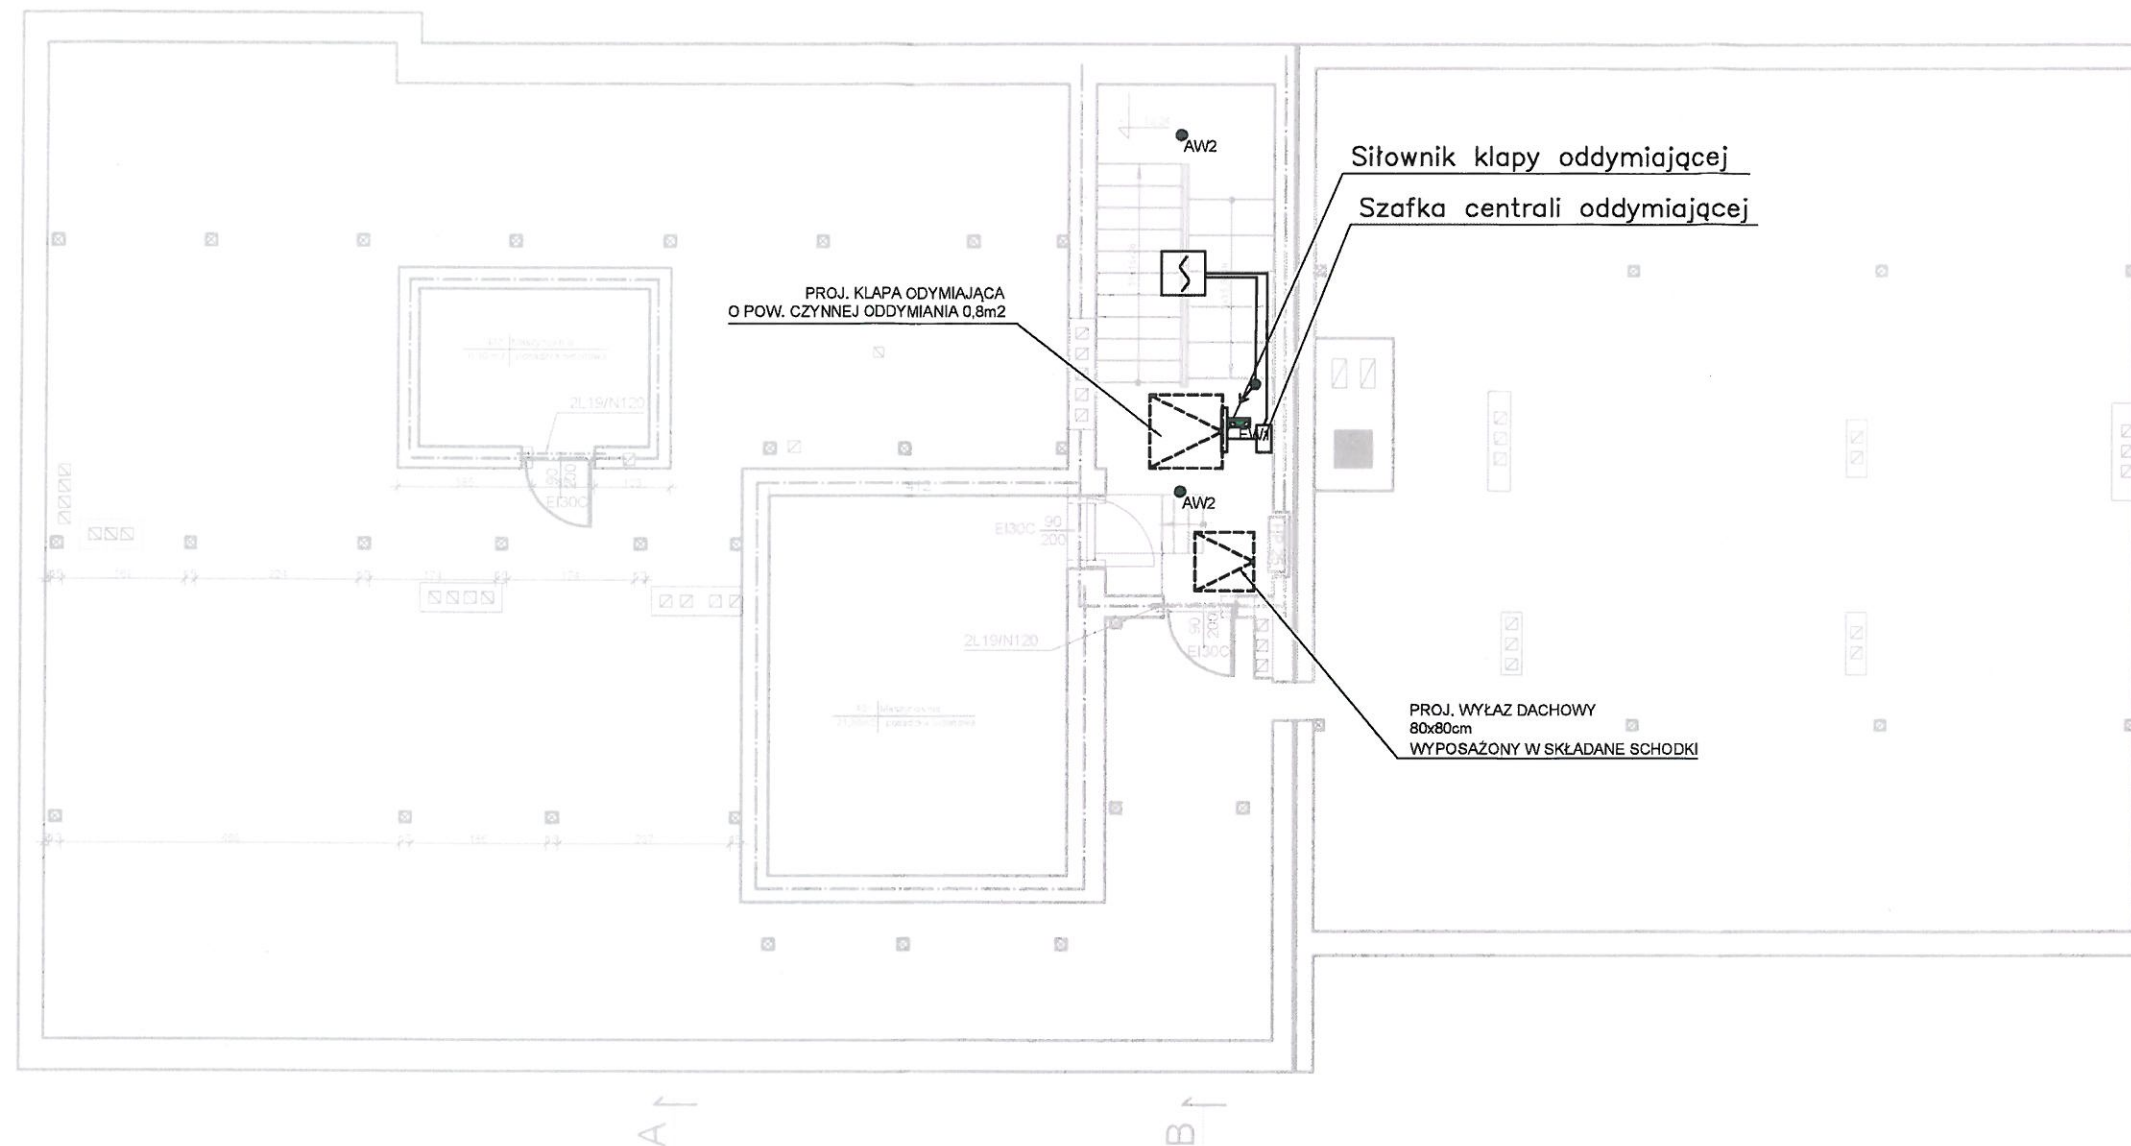

Rys. Nr 06

06-2017

RZUT PODDASZA

skala 1:100

INSTALACJE ELEKTRYCZNE

Inwestor: Dom Pomocy Społecznej w Bartoszykach
ul. Boh. Monte Cassino 4, 11-200 Bartoszyce

BIURO INŻYNIERSKIE
ANNA GONTARZ-BAGIŃSKA
80-299 Nowy Świat, ul. Nad Jeziorem 13

projektował:

opracował:

mgr inż.

Bartłomiej Zosiak

POM/0149/P00E/06