


BUDYNEK A

BUDYNEK B

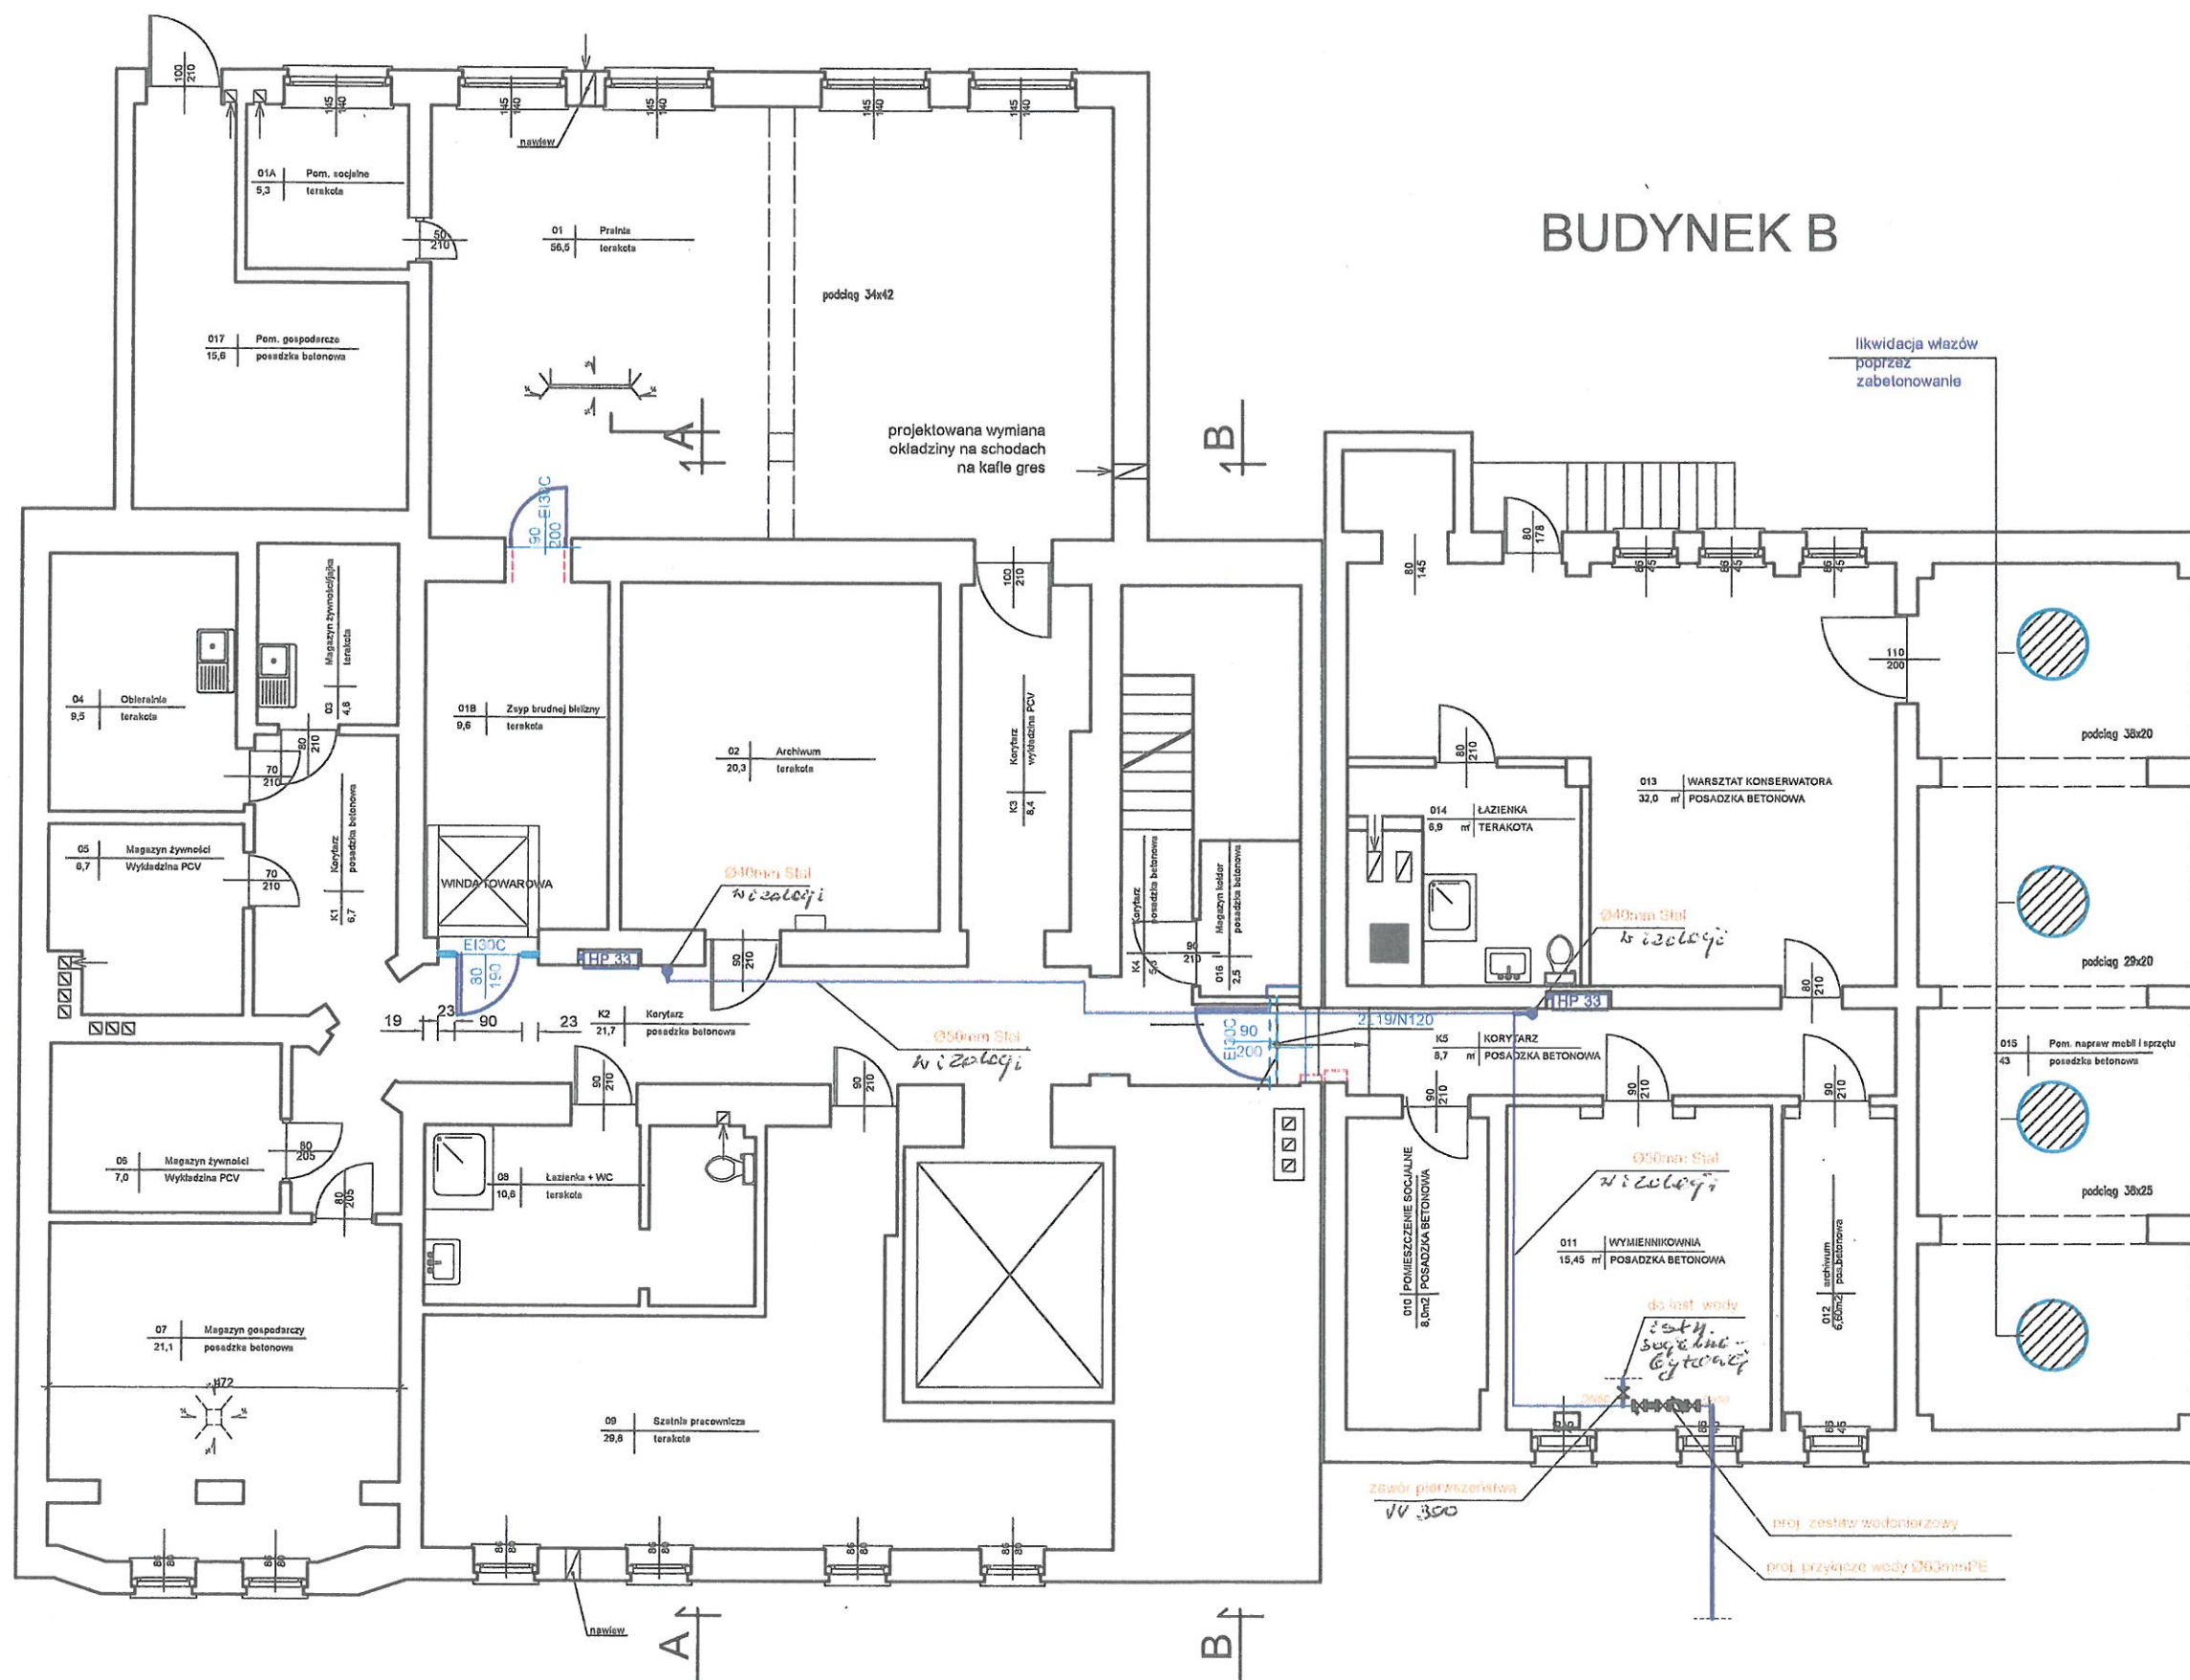

Rys. Nr 03

06-2017

RZUT PIWNIC
skala 1:100

INSTALACJA HYDRANTOWA

PROJEKT ZAMIENNY- ZAPEWNIENIA
OCHRONY PRZECIWPOŻAROWEJ
W DPS W BARTOSZCACH

Inwestor: Dom Pomocy Społecznej w Bartoszczach
ul. Boh. Monte Cassino 4, 11-200 Bartoszyce

**BIURO INŻYNIERSKIE
ANNA GONTARZ-BAGIŃSKA**
80-299 Nowy Świat, ul. Nad Jeziorem 13

PROJEKTANT

Anna Gontarz-Bagińska
2017.06.01
11-200 Bartoszyce