


BUDYNEK A

BUDYNEK B

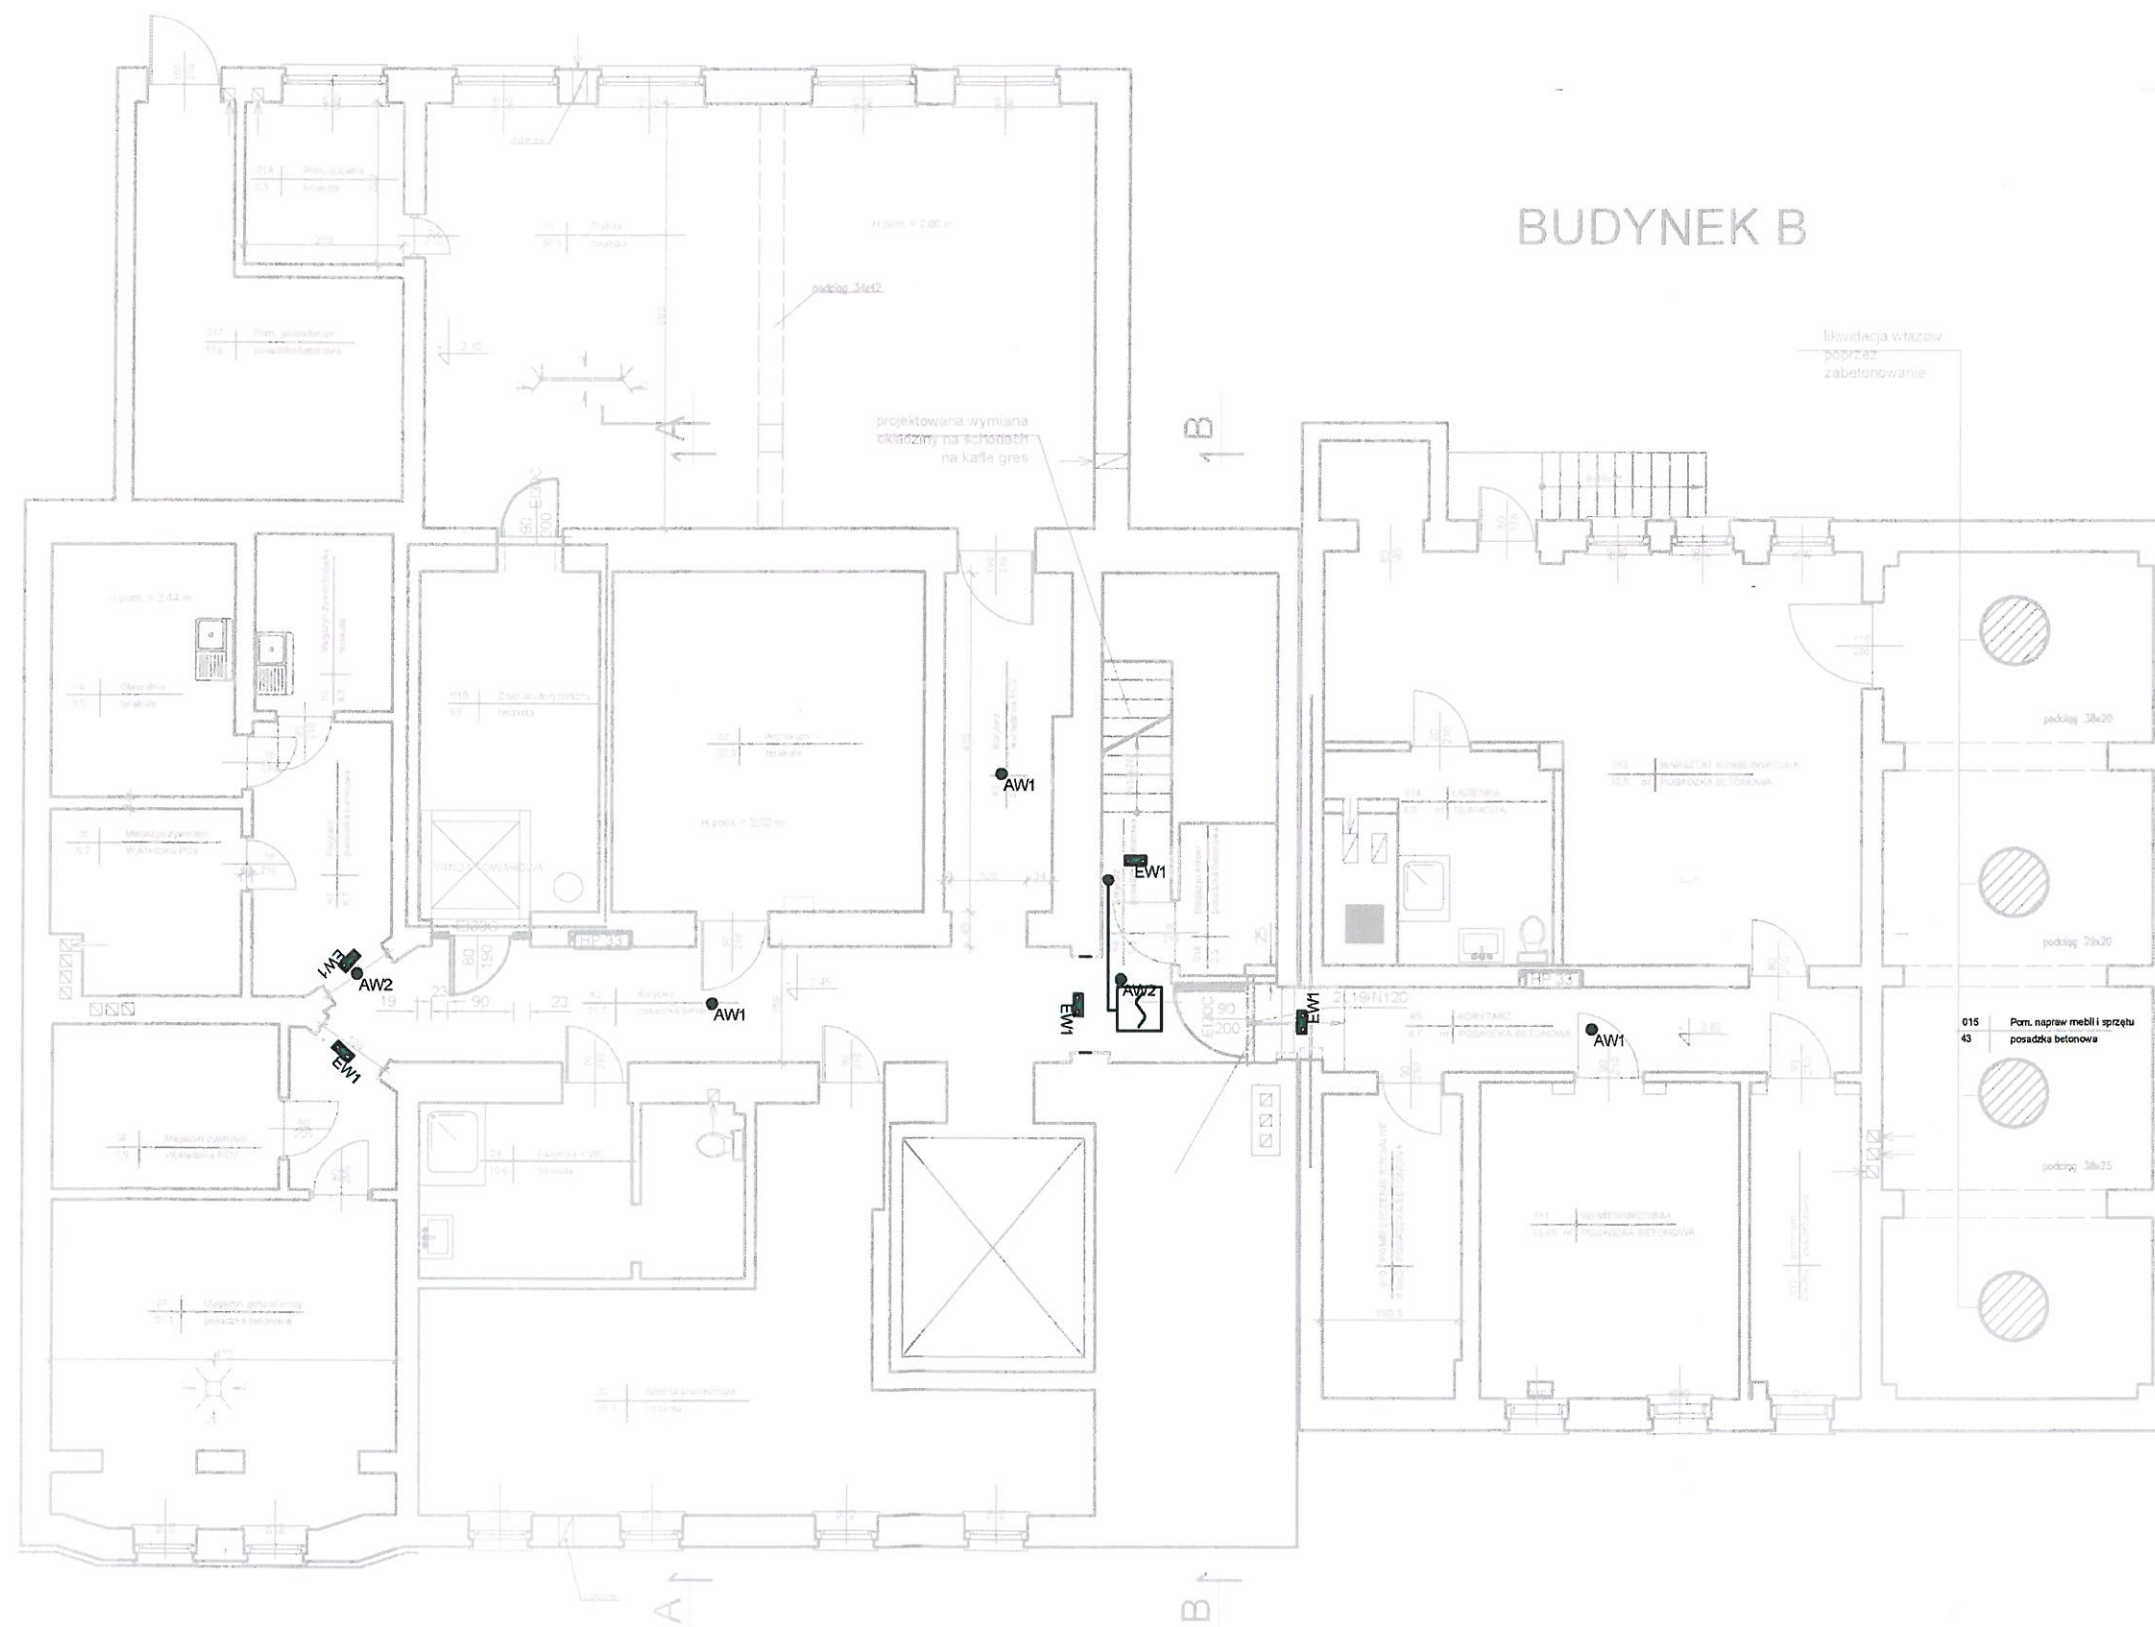

LEGENDA:

- EW1** Oprawa kierunkowa jednostronna w technologii LED, źródło światła - trójpole diody LED, obudowa wykonana z poliwęglanu, piktogram nadrukowywany, pobór prądu przy pracy bateryjnej nie większy jak 11mA, zakres temperatury pracy nie mniejszy jak -20°C do +40°C, widoczność znaku 30m
- AW1** Oprawa w technologii LED, IP41, rozsył asymetryczny, strumień świetlny oprawy nie mniejszy jak 250lm, pobór prądu przy pracy bateryjnej nie większy jak 20mA, zakres temperatury pracy nie mniejszy jak -20°C do +40°C, montaż podtynkowy, źródło światła HighPower LEDs 1x2W
- AW2** Oprawa w technologii LED, IP41, rozsył symetryczny, strumień świetlny oprawy nie mniejszy jak 250lm, pobór prądu przy pracy bateryjnej nie większy jak 20mA, zakres temperatury pracy nie mniejszy jak -20°C do +40°C, montaż podtynkowy, źródło światła HighPower LEDs 1x2W
- S** Optyczna czujka dymu

Rys. Nr 01	06-2017
RZUT PIWNIC	
skala 1:100	
INSTALACJE ELEKTRYCZNE	
Inwestor: Dom Pomocy Społecznej w Bartoszycach ul. Boh. Monte Cassino 4, 11-200 Bartoszyce	
BIURO INŻYNIERSKIE ANNA GONTARZ-BAGIŃSKA 80-299 Nowy Świat, ul. Nad Jeziorem 13	
projektował:	opracował:
mgr inż. Bartłomiej Zosiak POM/0149/PD0E/06	