

BUDYNEK A

BUDYNEK B

Siłownik drzwi zewnętrznych

Przycisk przewietrzania

LEGENDA:



Oprawa kierunkowa jednostronna w technologii LED, źródło światła - trójpółowe diody LED, obudowa wykonana z poliwęglanu, piktogram nadrukowywany, pobór prądu przy pracy bateryjnej nie większy jak 11mA, zakres temperatury pracy nie mniejszy jak -20°C do +40°C, widoczność znaku 30m



Oprawa w technologii LED, IP41, rozsył asymetryczny, strumień świetlny oprawy nie mniejszy jak 250lm, pobór prądu przy pracy bateryjnej nie większy jak 20mA, zakres temperatury pracy nie mniejszy jak -20°C do +40°C, montaż podtynkowy, źródło światła HighPower LEDs 1x2W



Oprawa w technologii LED, IP41, rozsył symetryczny, strumień świetlny oprawy nie mniejszy jak 250lm, pobór prądu przy pracy bateryjnej nie większy jak 20mA, zakres temperatury pracy nie mniejszy jak -20°C do +40°C, montaż podtynkowy, źródło światła HighPower LEDs 1x2W




Optyczna czujka dymu



Ręczny przycisk oddymiania



Przycisk przewietrzania

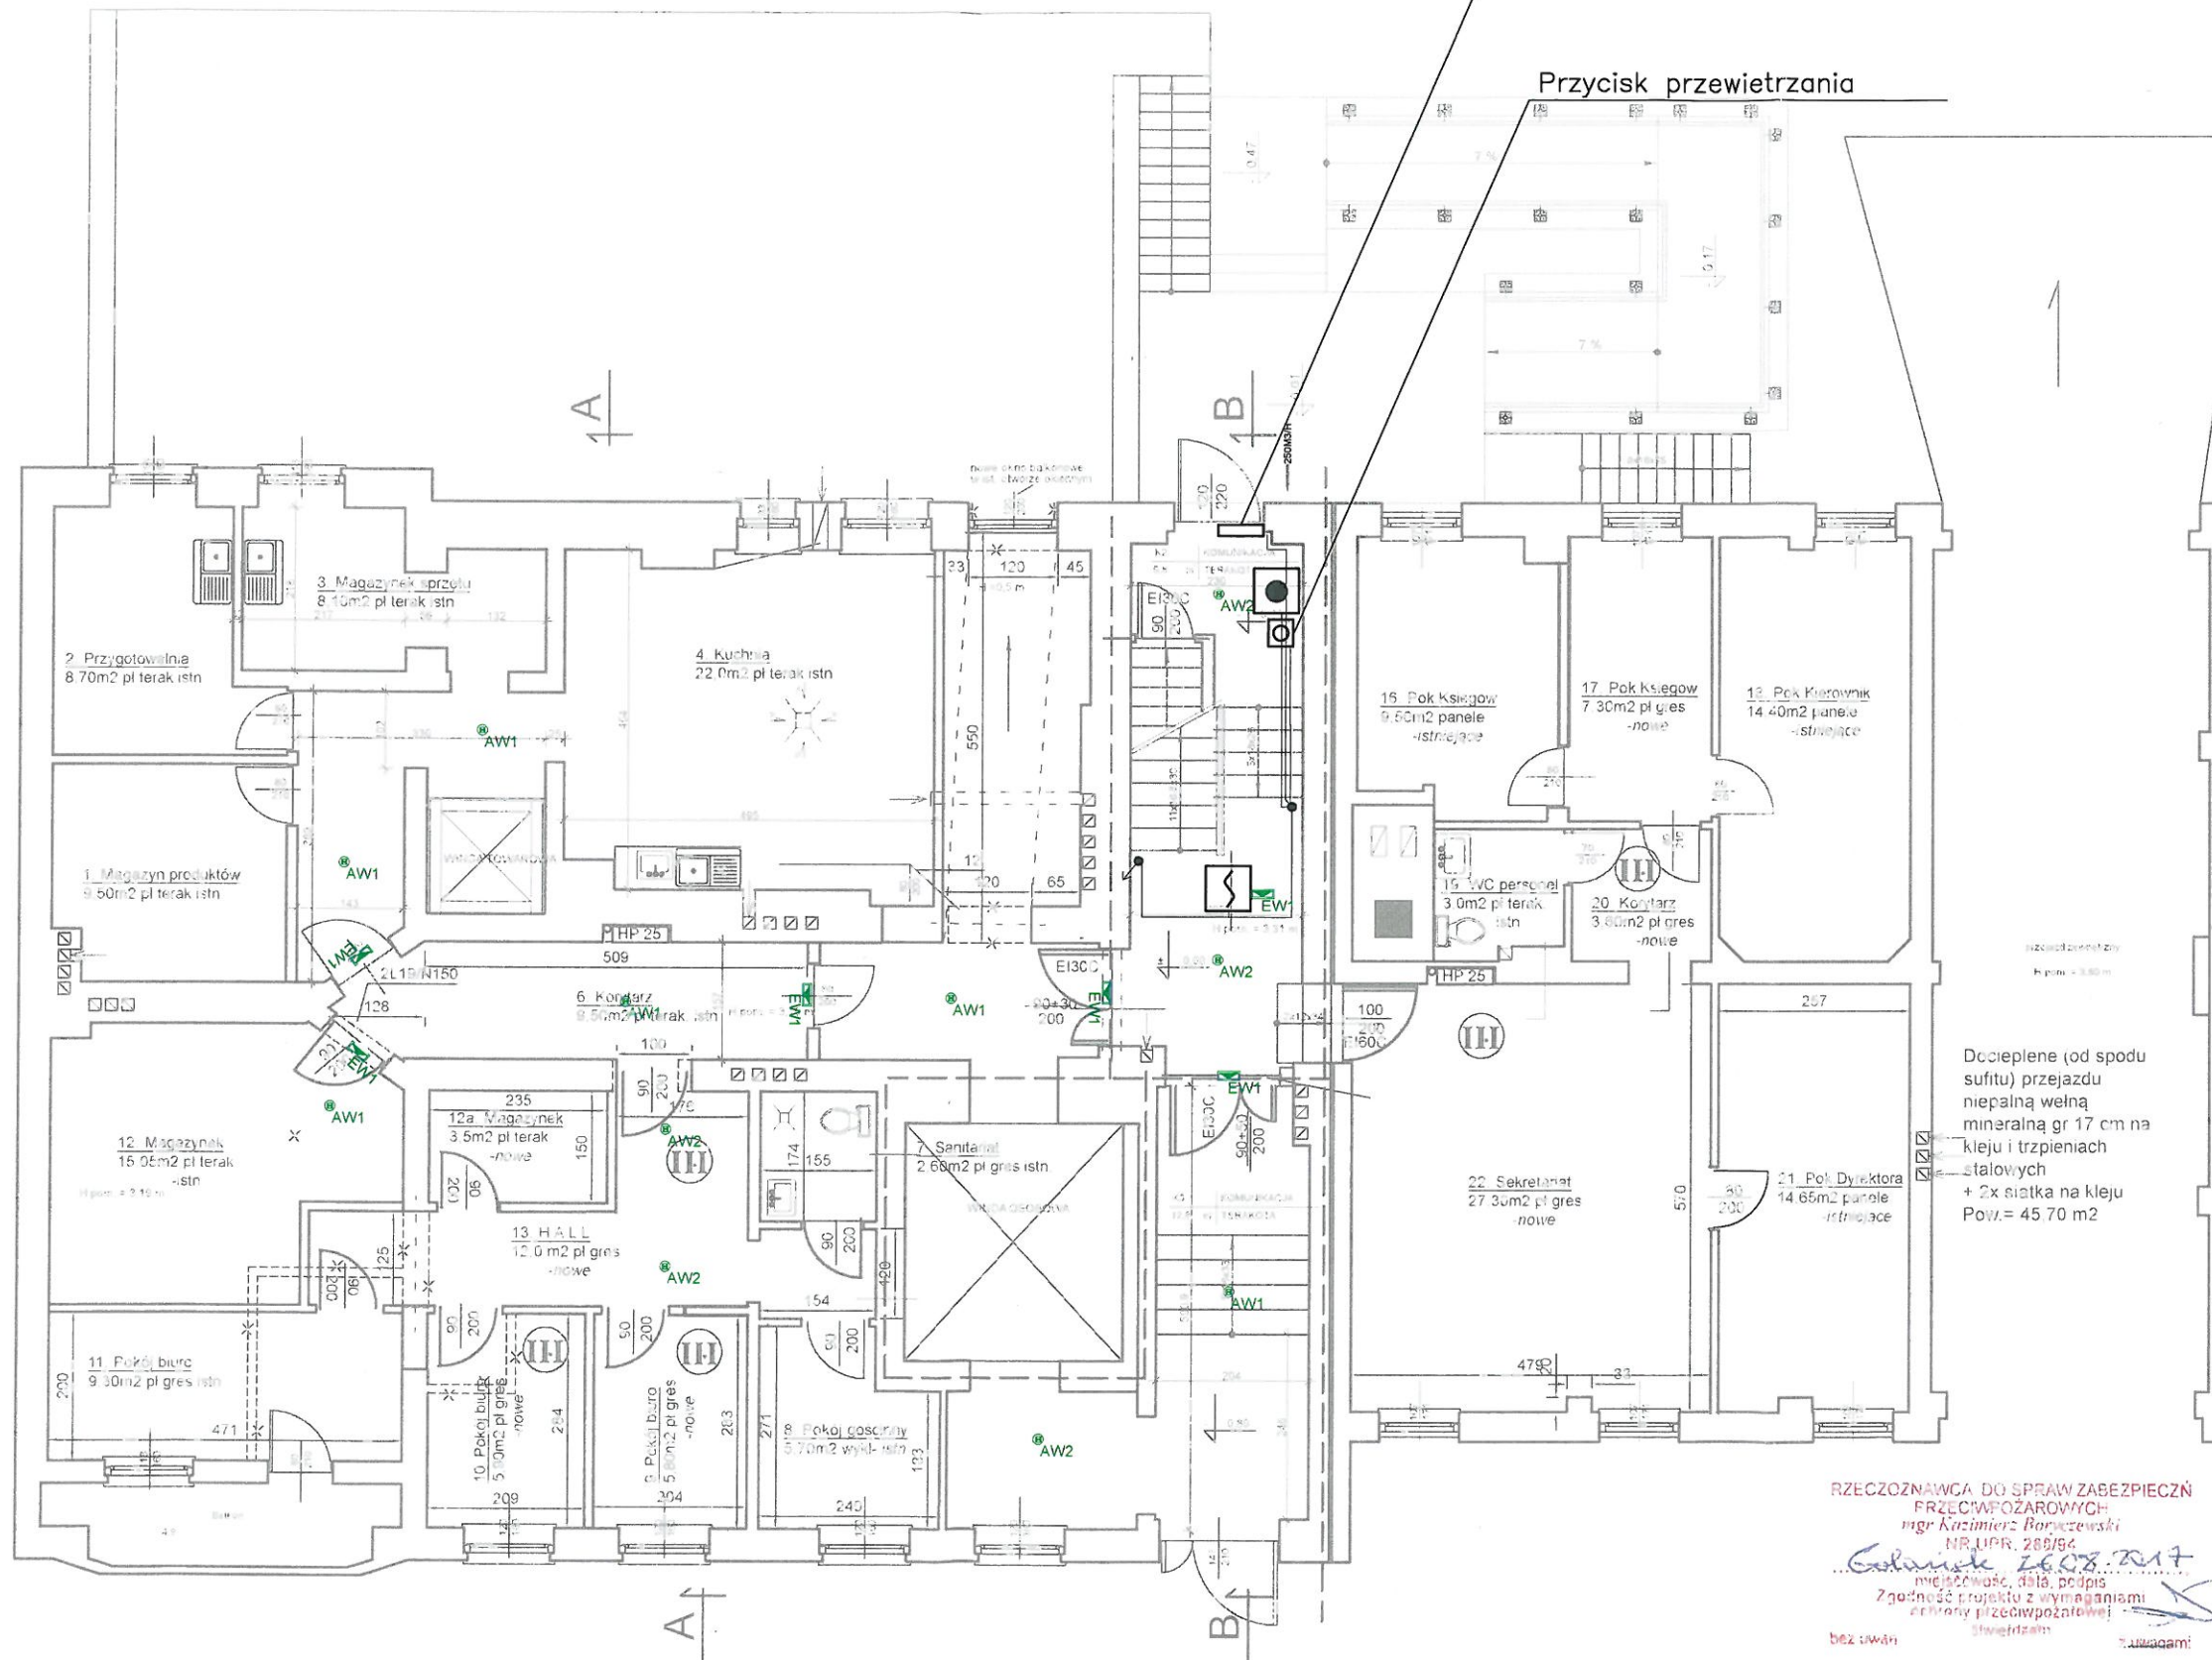

RZECZOZNAWCA DO SPRAW ZABEZPIECZNI
PRZECIWPOŻAROWYCH
mgr Kazimierz Borczewski
NR. UPR. 288/54

Gdańsk 26.08.2017
miejscowość, data, podpis
Zgodność projektu z wymaganiami
art. 17 ustawy o przeciwpowodziowej
bez zmian Stwierdziłem Zaopiniowałem

Rys. Nr 02

06-2017

RZUT PARTERU
skala 1:100

INSTALACJE ELEKTRYCZNE

AKTUALIZACJA PROJEKTU ZAPEWNIENIA
OCHRONY PRZECIWPOŻAROWEJ W DOMU
POMOCY SPOŁECZNEJ W BARTOSZYCACH

Inwestor: Dom Pomocy Społecznej w Bartoszykach
ul. Boh. Monte Cassino 4, 11-200 Bartoszyce

BIURO INŻYNIERSKIE
ANNA GONTARZ-BAGIŃSKA
80-299 Nowy Świat, ul. Nad Jeziorem 13

projektował:

opracował:

mgr inż.
Bartłomiej Zosiak
POM/0149/POOE/06