


BUDYNEK A

BUDYNEK B

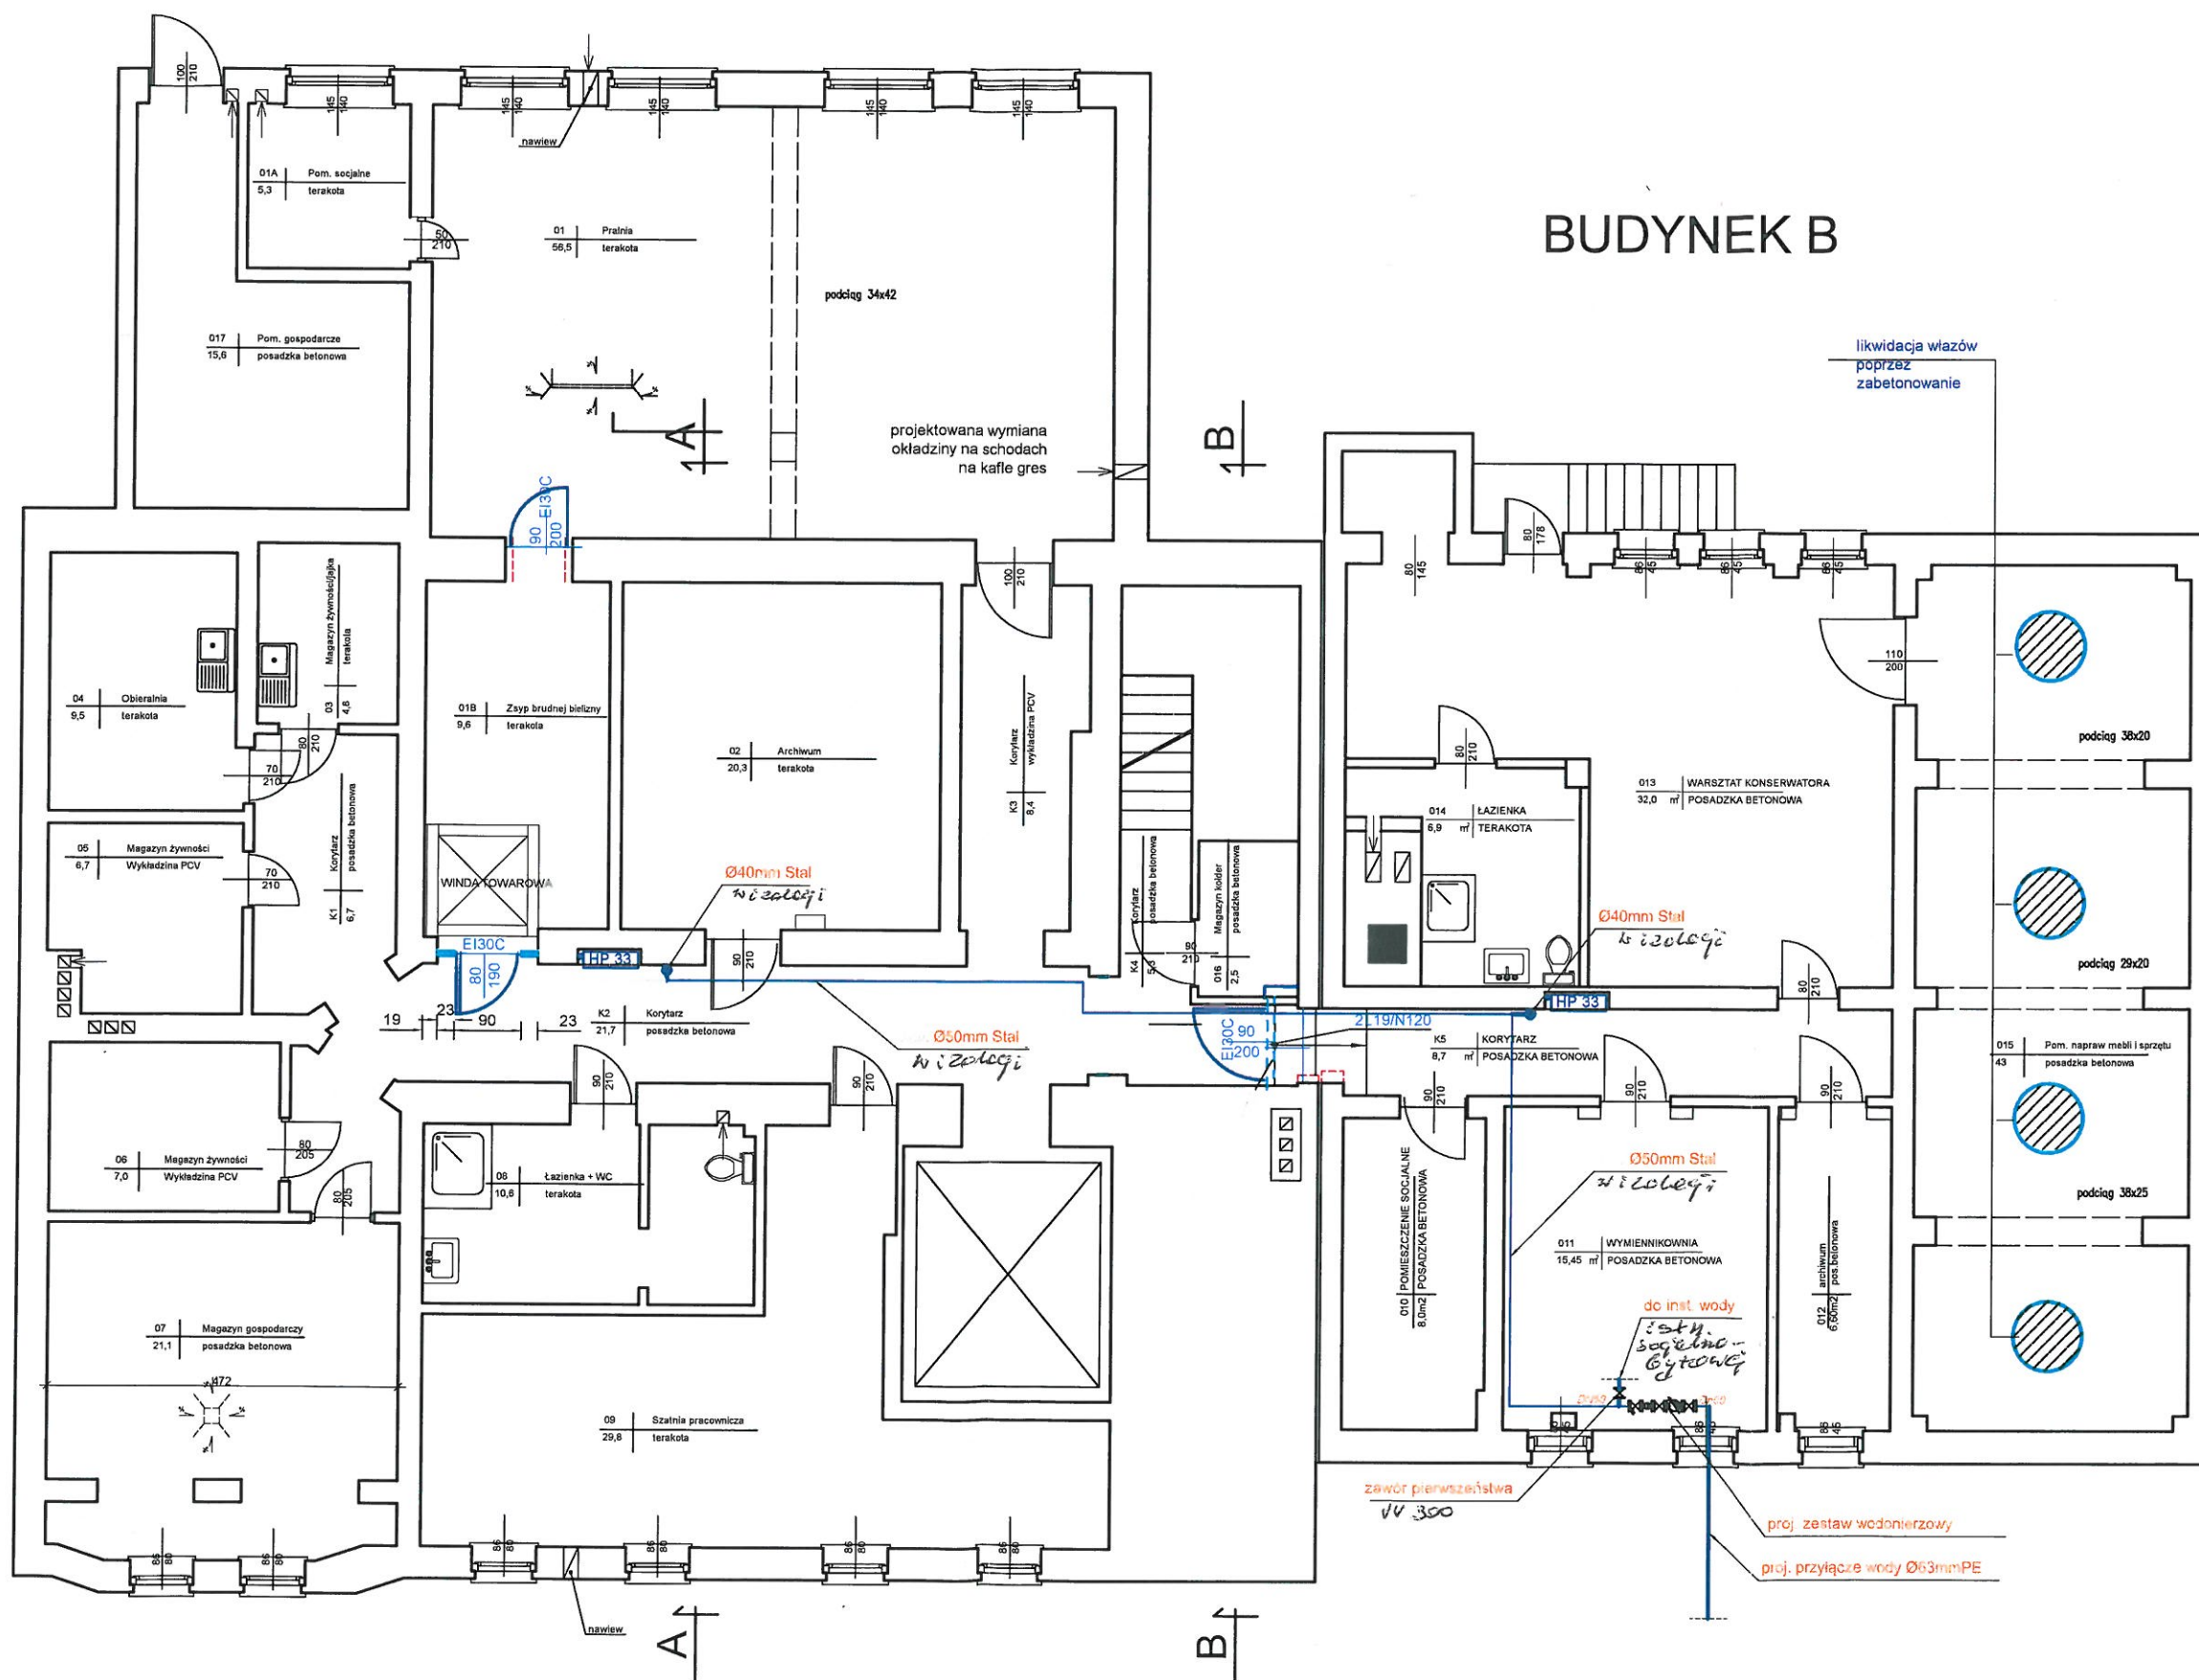

HYDRANT WEWNĘTRZNY Ø32
Z WĘZEM PÓŁSZTYWNYM

ISTNIEJĄCE ŚCIANY DO WYBURZENIA

ISTNIEJĄCE ŚCIANY DBEZ ZMIAN

PROJEKTOWANE ŚCIANY I ZAMUROWANIA

ŻELBETOWA BELKA PREFABRYKOWANA
NADPROŻA TYPU L19 O DŁUGOŚĆ 1,2m - 2szt

Oddzielenie pomiędzy
strefami pożarowymi

Rys. Nr 01

06-2017

RZUT PIWNIC
skala 1:100

INSTALACJA HYDRANTOWA

PROJEKT ZAMIENNY- ZAPEWNIENIA
OCHRONY PRZECIWPOŻAROWEJ
W DPS W BARTOSZYCACH

Inwestor: Dom Pomocy Społecznej w Bartoszytach
ul. Boh. Monte Cassino 4, 11-200 Bartoszyce

BIURO INŻYNIERSKIE
ANNA GONTARZ-BAGIŃSKA
80-299 Nowy Świat, ul. Nad Jeziorem 13

PROJEKTANT

inż. Daria Bąkiewicz
2024.11.13 16:30/19:00
4870/01
tel. 70 581 34 92 16